


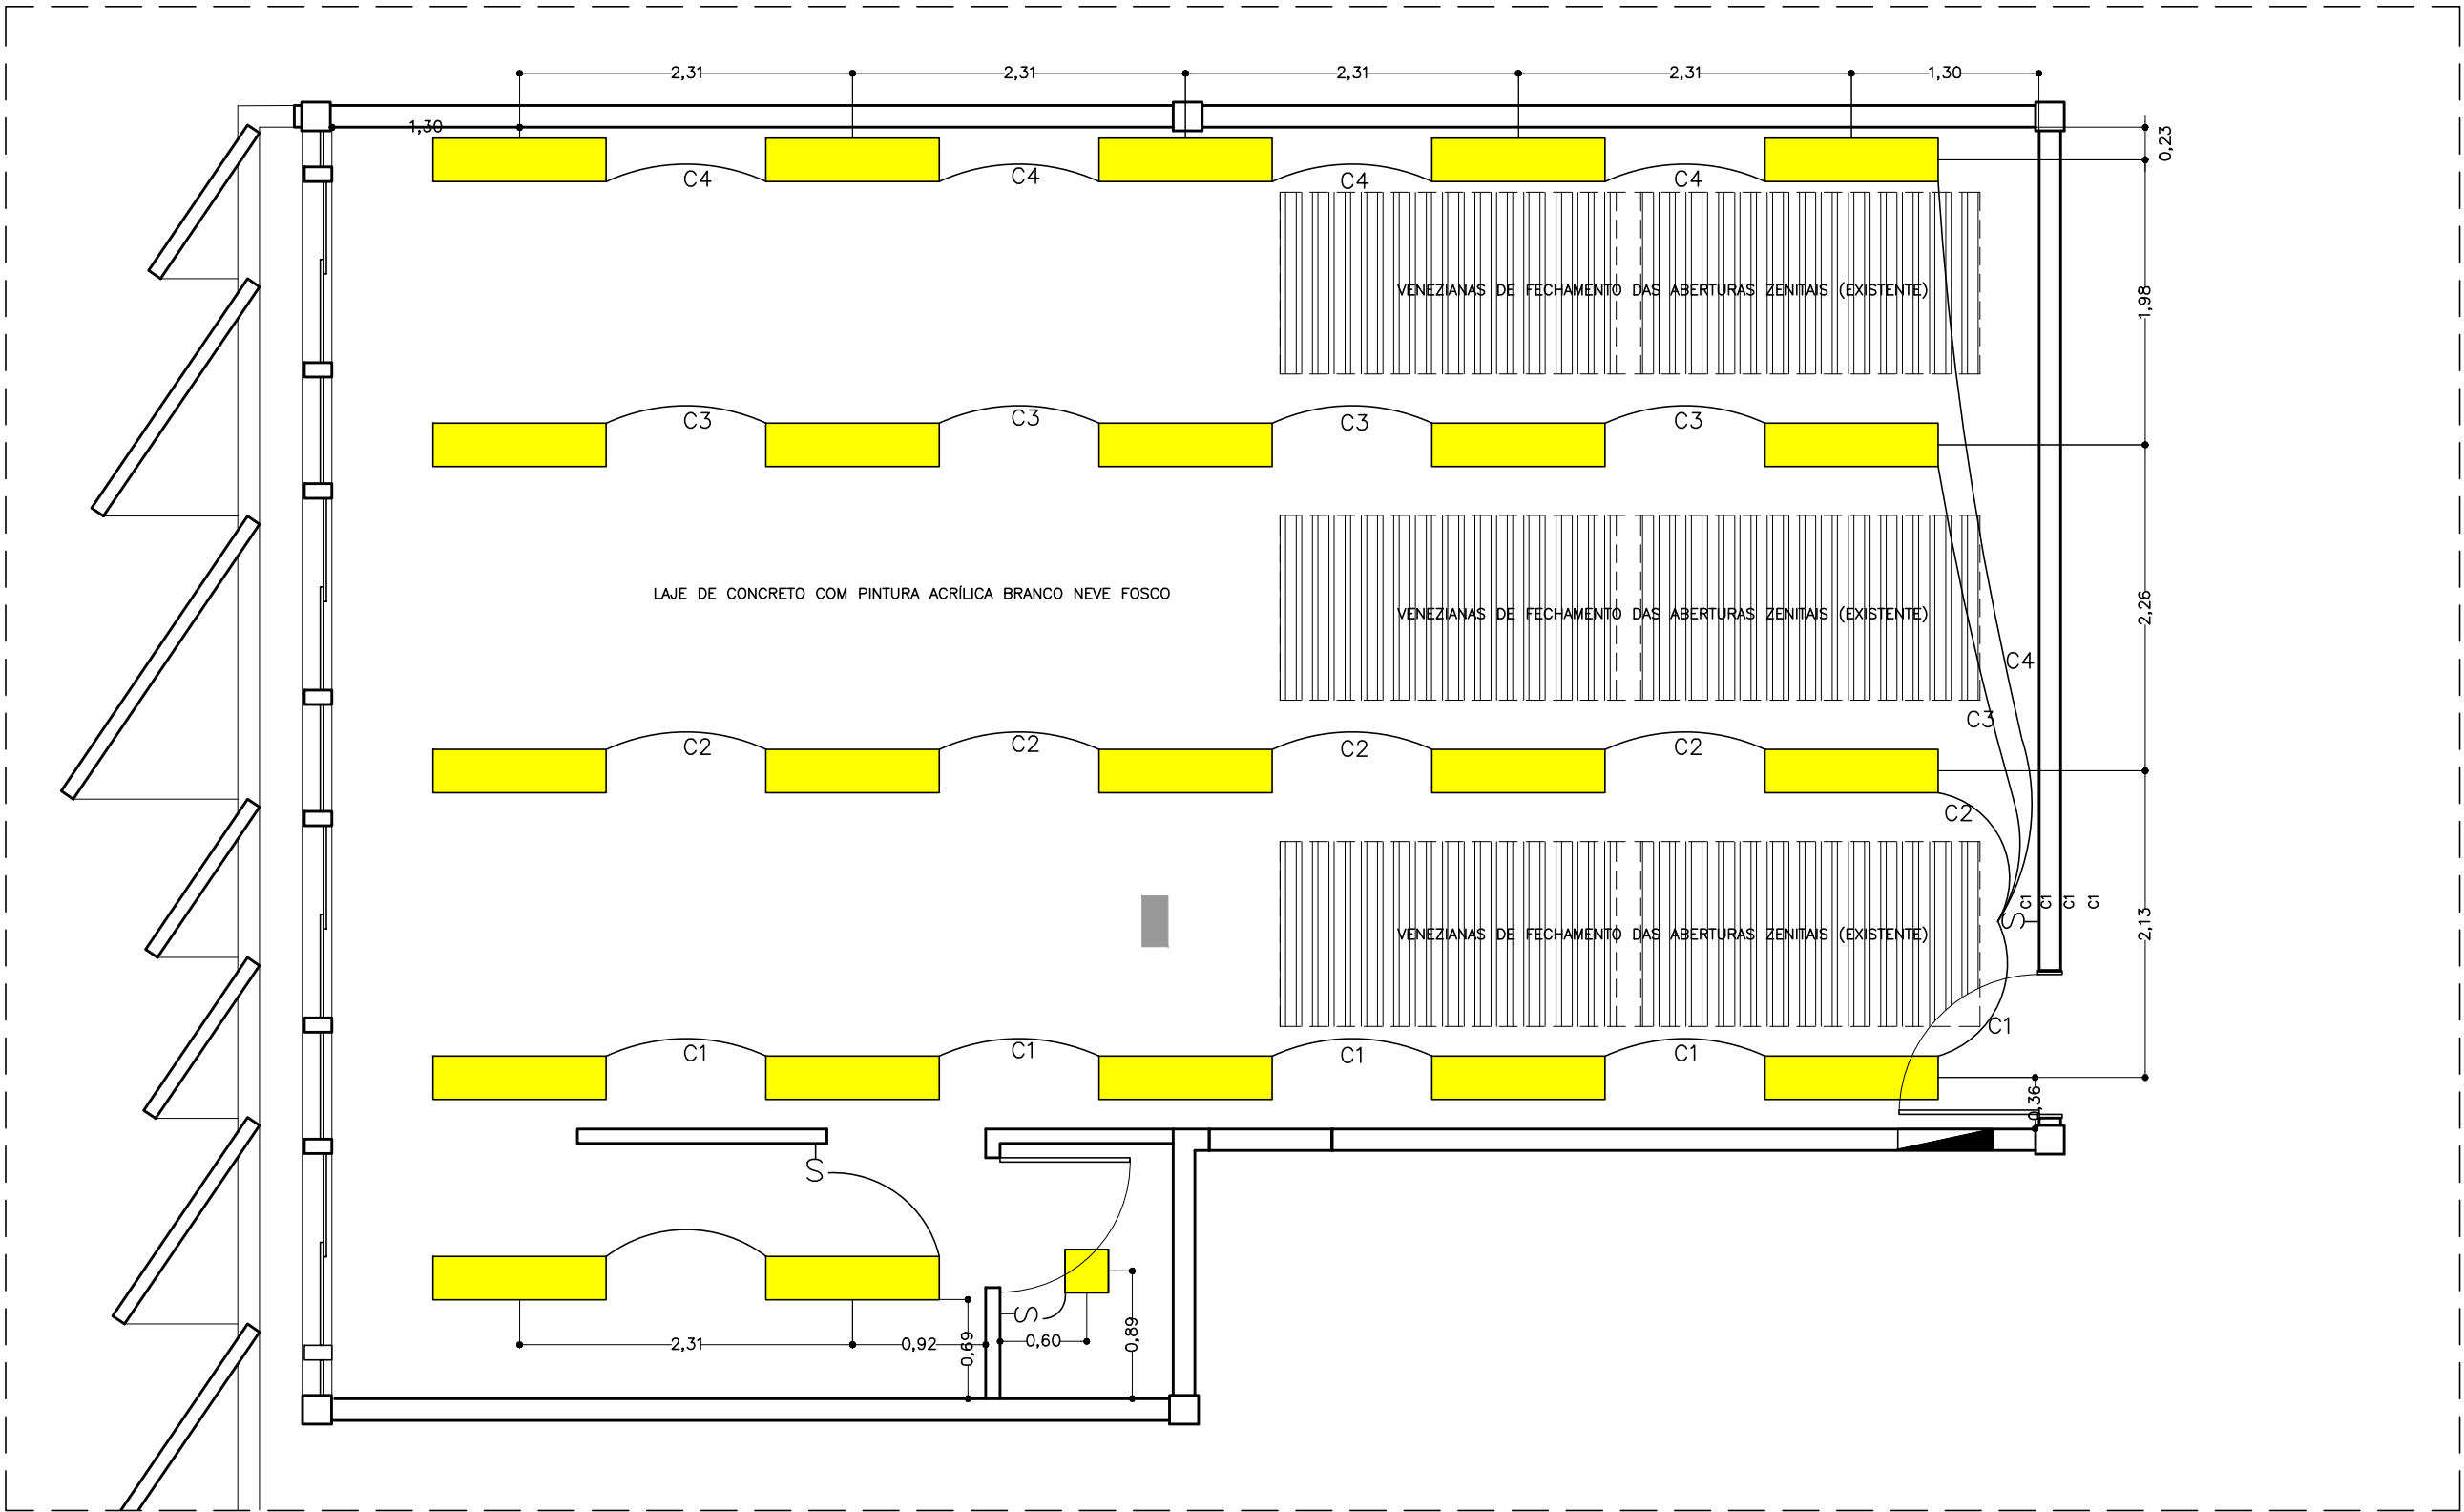

PLANTA BAIXA – LUMINOTÉCNICA
ESCALA 1:50

LEGENDA

PAINEL LED DE SOBREPOR 28X28CM 24W 6.5K 1680LM REF.: BRILIA CÔD 307964 (01 UNIDADE)

PAINEL LED DE SOBREPOR 30X120CM 36W 6.5K 3600LM REF.: BRILIA CÔD 302211 (22 UNIDADES)

QUADRO GERAL DE DISJUNTORES DA SALA

NOTA: A ALIMENTAÇÃO DAS LUMINÁRIAS SERÁ A PARTIR DE ELETTRÓDUTOS DE SOBREPOR NA LAJE COM PINTURA BRANCO NEVE FOSCO (VIDE PROJETO ELÉTRICO)

LUMINÂNCIA MÉDIA DA SALA PRINCIPAL 650LUX

UNIVERSIDADE DE BRASÍLIA UNIDADE DE LABORATÓRIO DE ENSINO DE GRADUAÇÃO LABORATÓRIO DE PRÓTESE PRÉ-CLÍNICO II				
ENDEREÇO : LABORATÓRIO DE PRÓTESE, SALA: CT146/18 CAMPUS DARCY RIBEIRO S/N, PAVIMENTO SUPERIOR				
PROPRIETÁRIO: UNIVERSIDADE DE BRASÍLIA				
AUTOR DO PROJETO: ESTEVÃO DE OLIVEIRA VARGAS CAU A25619--6				
_____ PROPRIETÁRIO _____ AUTOR DO PROJETO				
arte arquitetura	ARQUITETURA		APROVO	PRANCHA N': ARQ 06/07
	REFORMA DO LABORATÓRIO DE PRÓTESE PRÉ CLINICO II		VISTO	
	LUMINOTÉCNICA		REVISÃO REV00 DATA DA REVISÃO	
	ESCALA:	INDICADA	DATA DE EMISSÃO: JULHO 2025	
			ÁREA TOTAL:	