

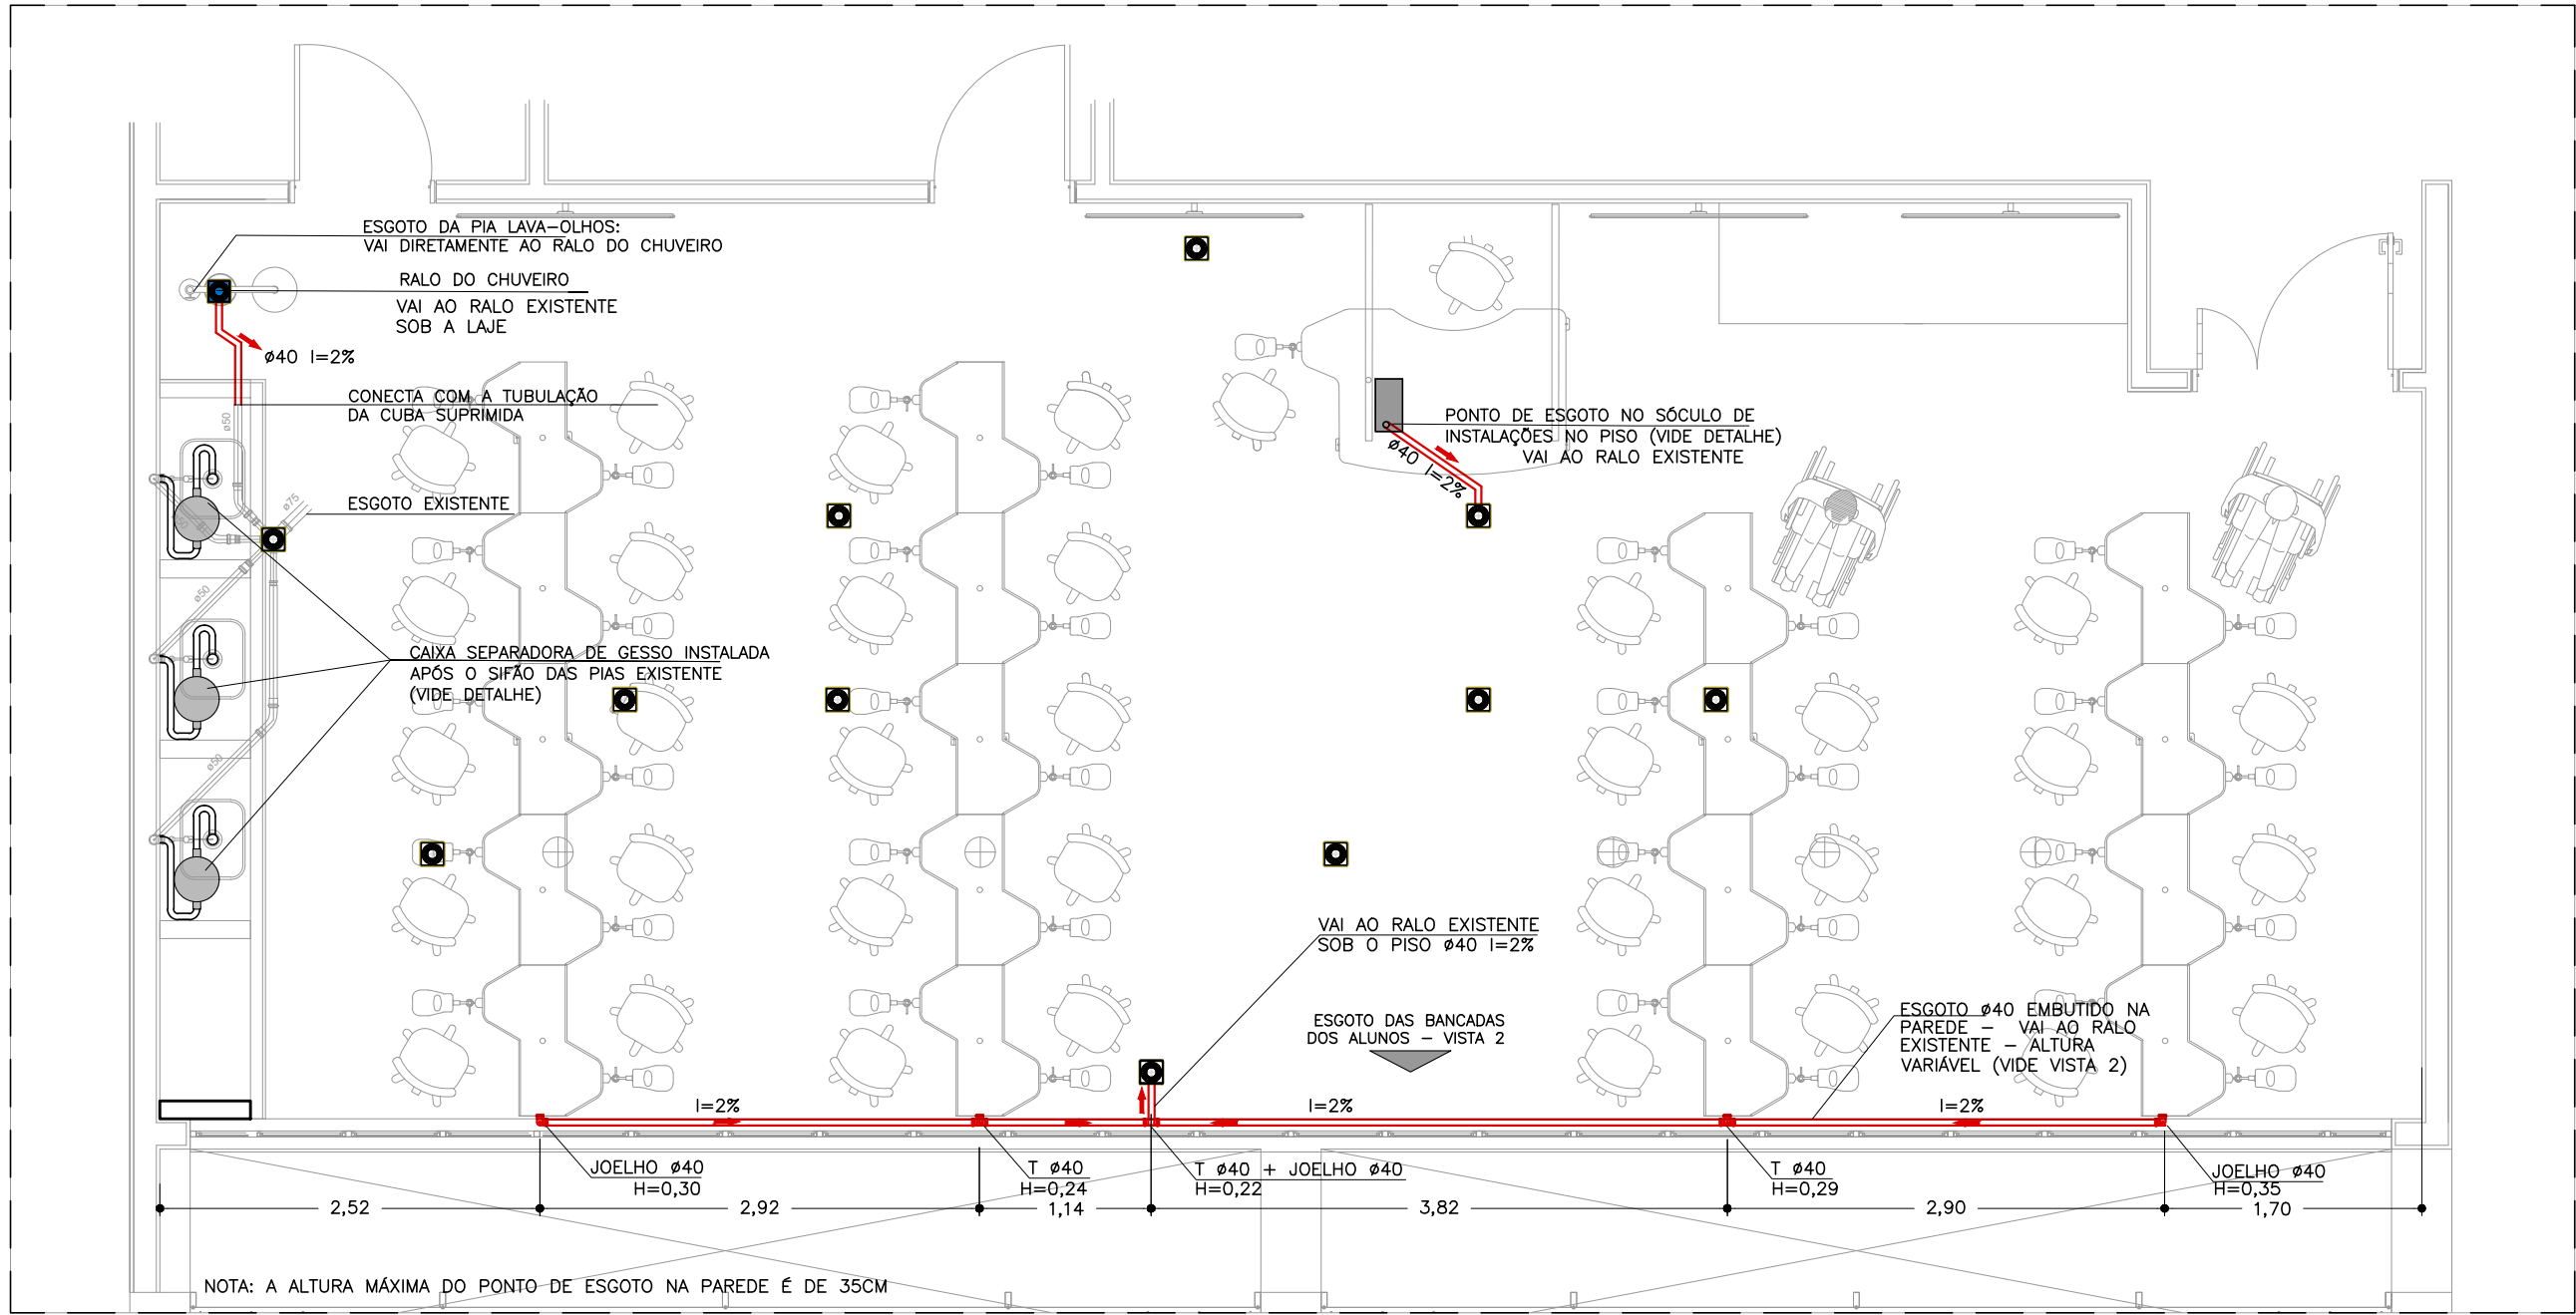
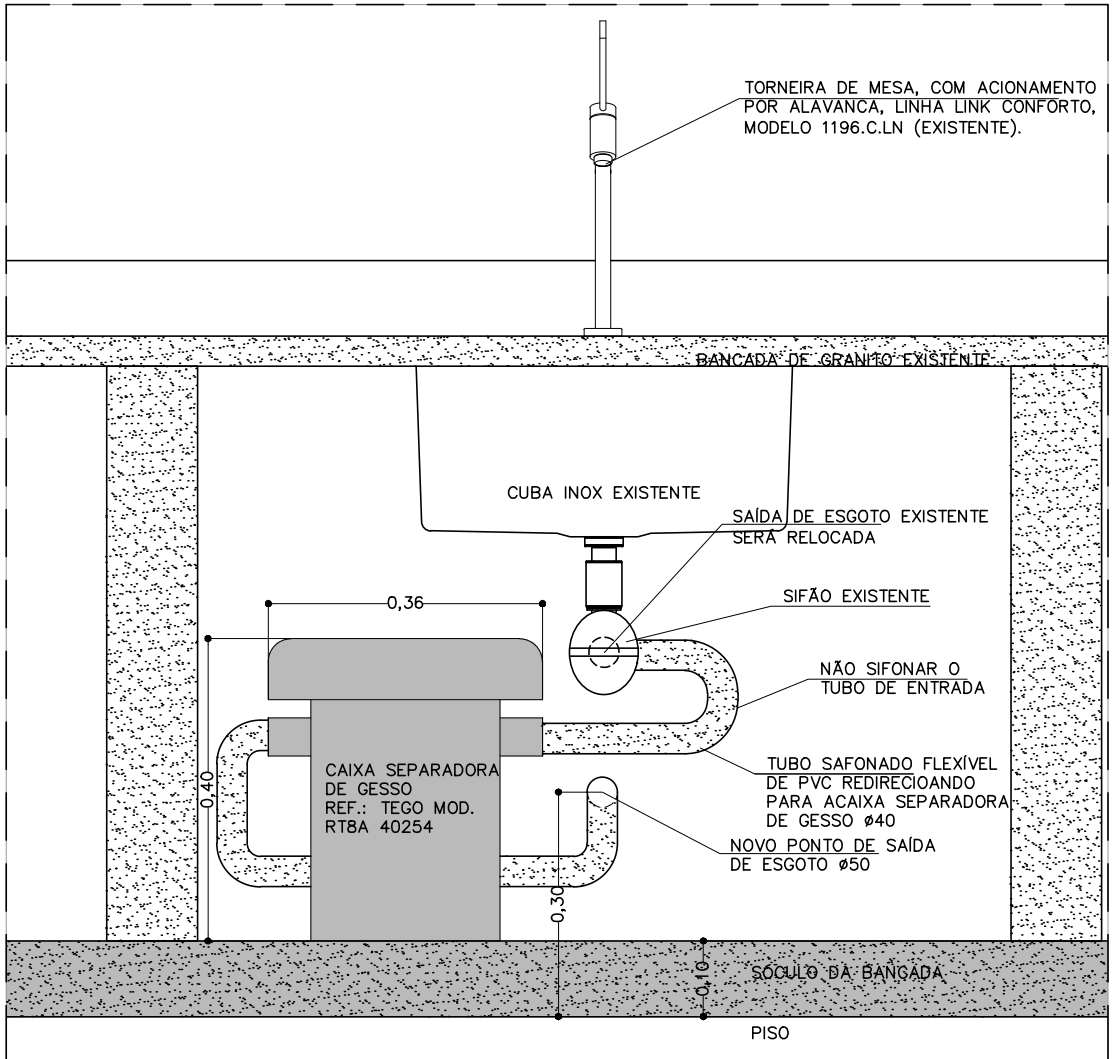


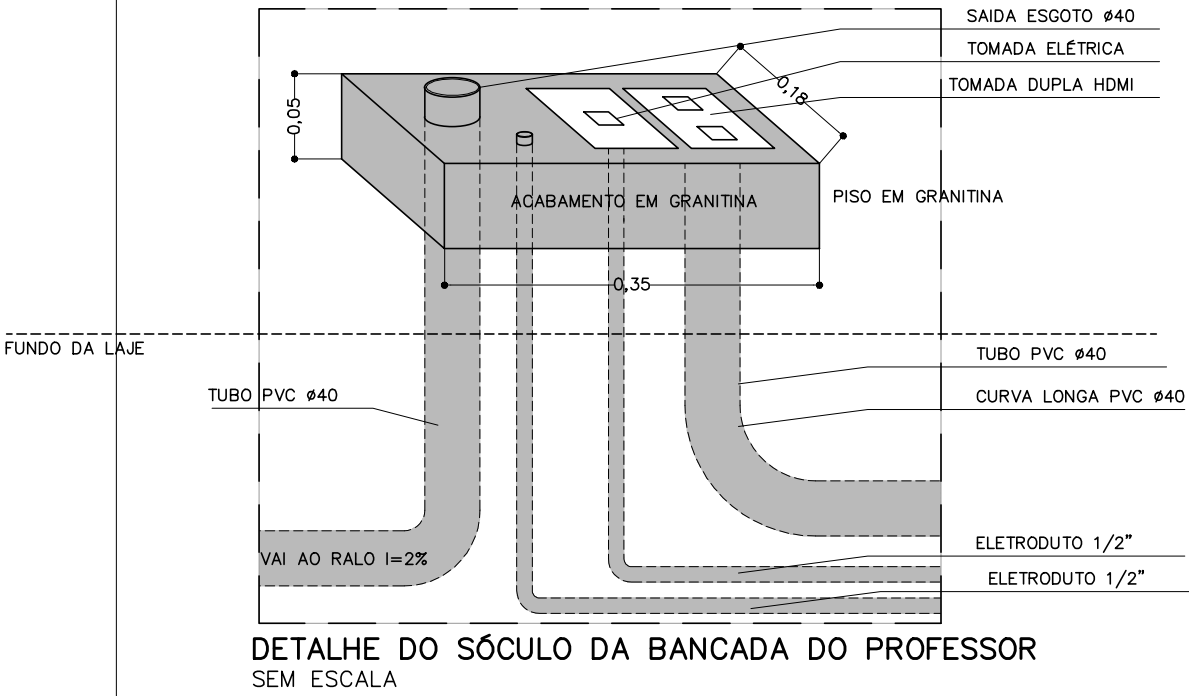

PLANTA BAIXA – INSTALAÇÕES DE ESGOTO
ESC.: 1/100

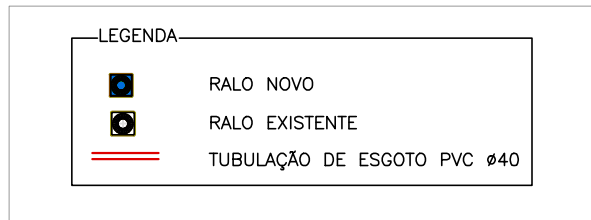

DETALHE DA INSTALAÇÃO DA CAIXA SEPARADORA DE GESSO
VISTA FRONTAL
ESCALA 1:10

UNIVERSIDADE DE BRASÍLIA
UNIDADE DE LABORATÓRIO DE ENSINO DE GRADUAÇÃO
LABORATÓRIO PRÉ-CLÍNICO DE ODONTOLOGIA – ULEG–ODT

ENDEREÇO : ULEG–FS CAMPUS DARCY RIBEIRO S/N, PAVIMENTO SUPERIOR

PROPRIETÁRIO: UNIVERSIDADE DE BRASÍLIA

AUTOR DO PROJETO: ESTEVÃO DE OLIVEIRA VARGAS CAU A25619–6

PROPRIETÁRIO

AUTOR DO PROJETO



ESGOTO		APROVO	PRANCHA N°: INST 06/07
REFORMA DO LABORATÓRIO PRÉ-CLÍNICO DE ODONTOLOGIA		VISTO	
PLANTA BAIXA		REVISÃO REV00	
ESCALA: INDICADA		DATA DE EMISSÃO: JULHO 2025	
		ÁREA TOTAL:	