



1 PLANTA BAIXA

ESCALA: 1 : 25

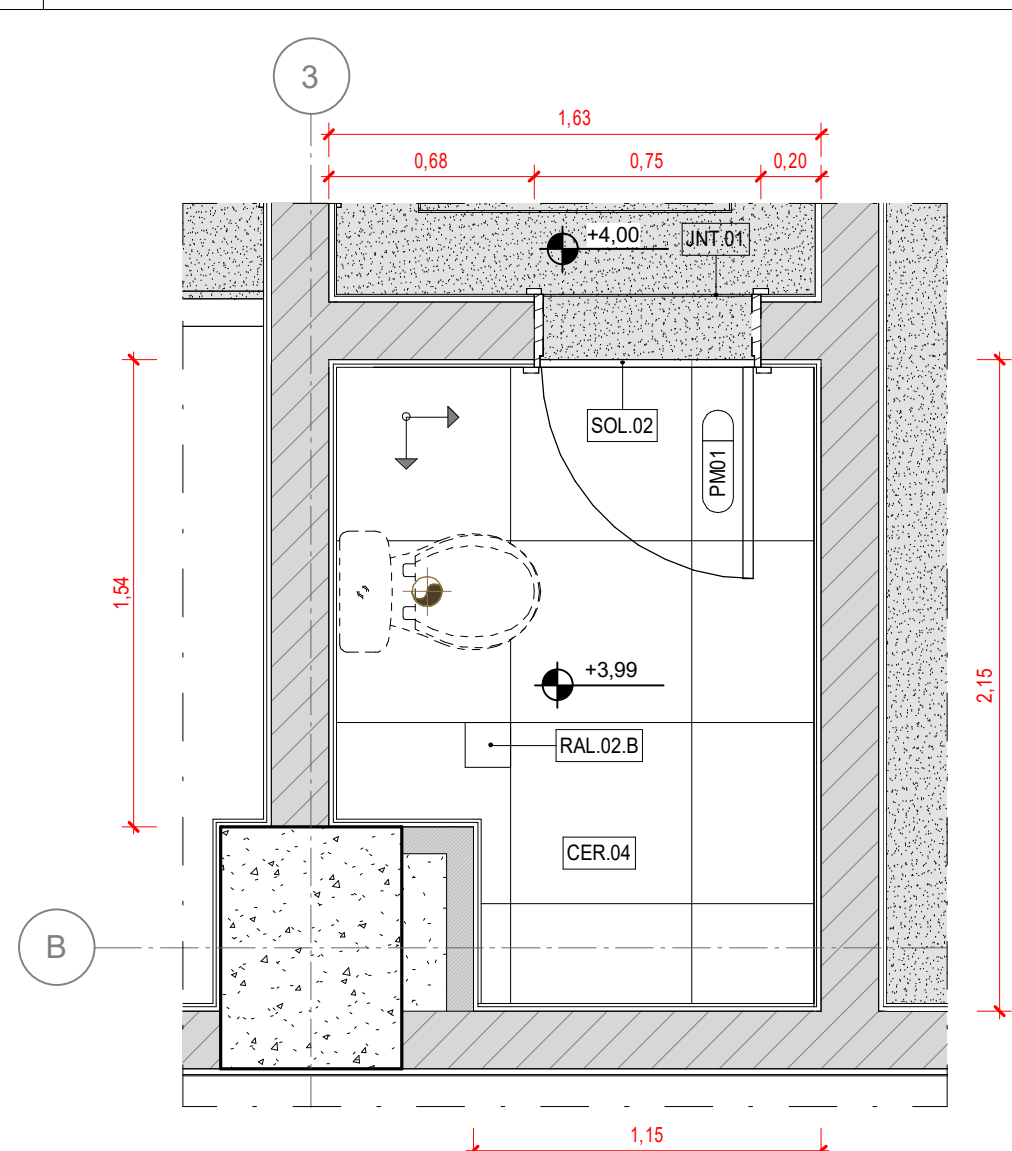

2 PP - 2ª PAGINAÇÃO DE PISO

ESCALA: 1 : 25

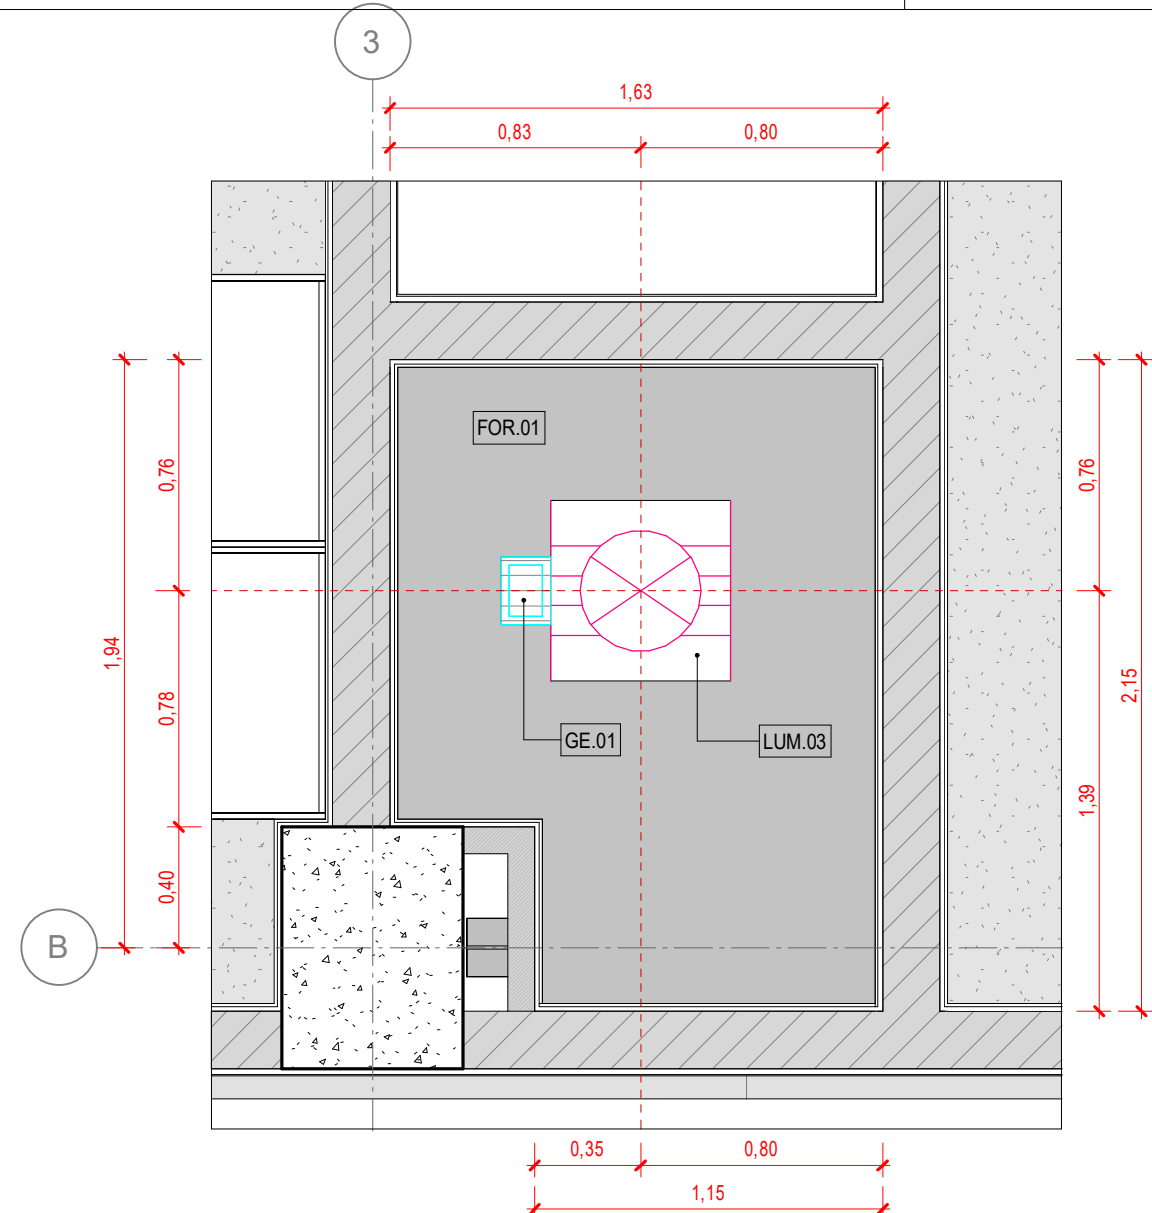


3 TETO REFLETIDO

ESCALA: 1 : 25




4 ISOMÉTRICA

ESCALA:

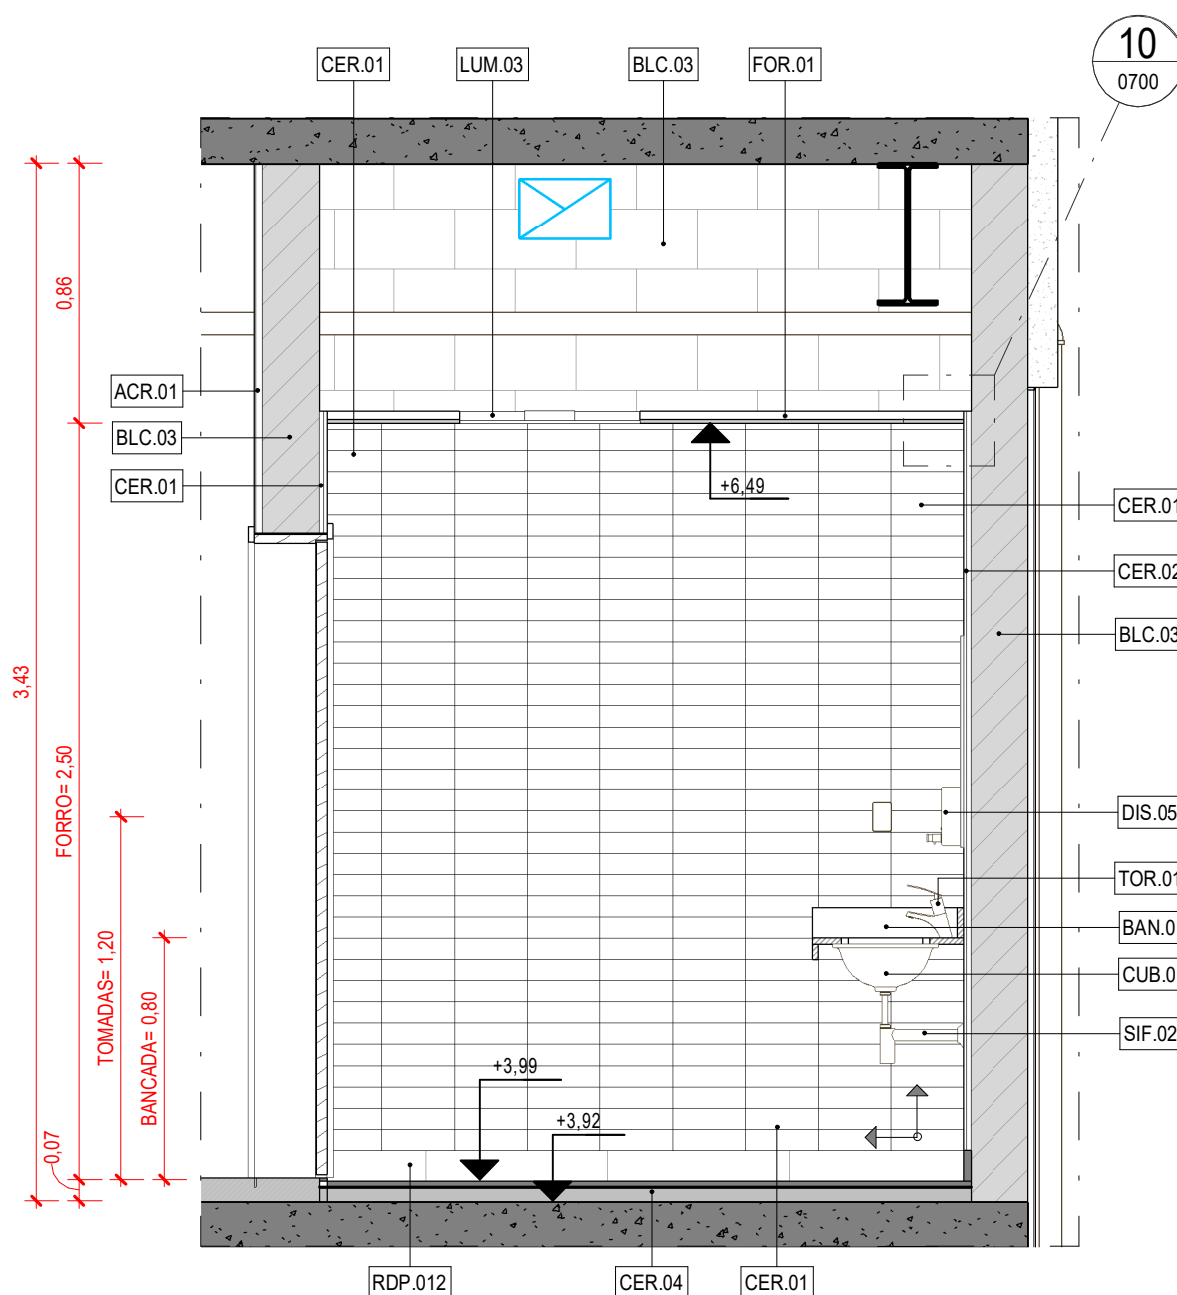


5 VISTA

ESCALA: 1 : 25

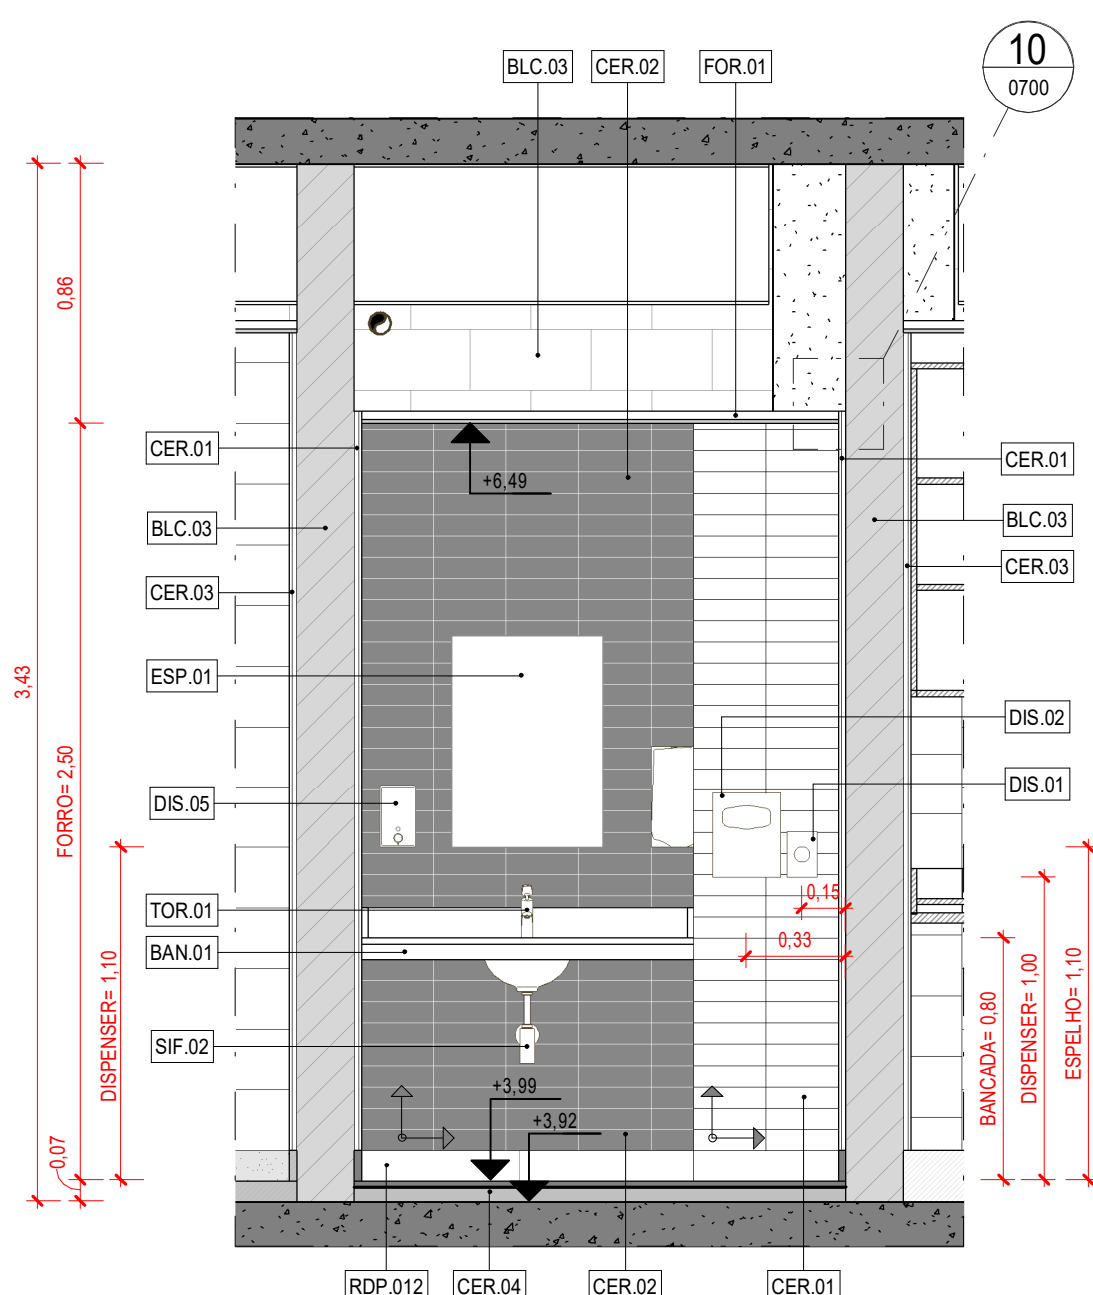


6 VISTA

ESCALA: 1 : 25

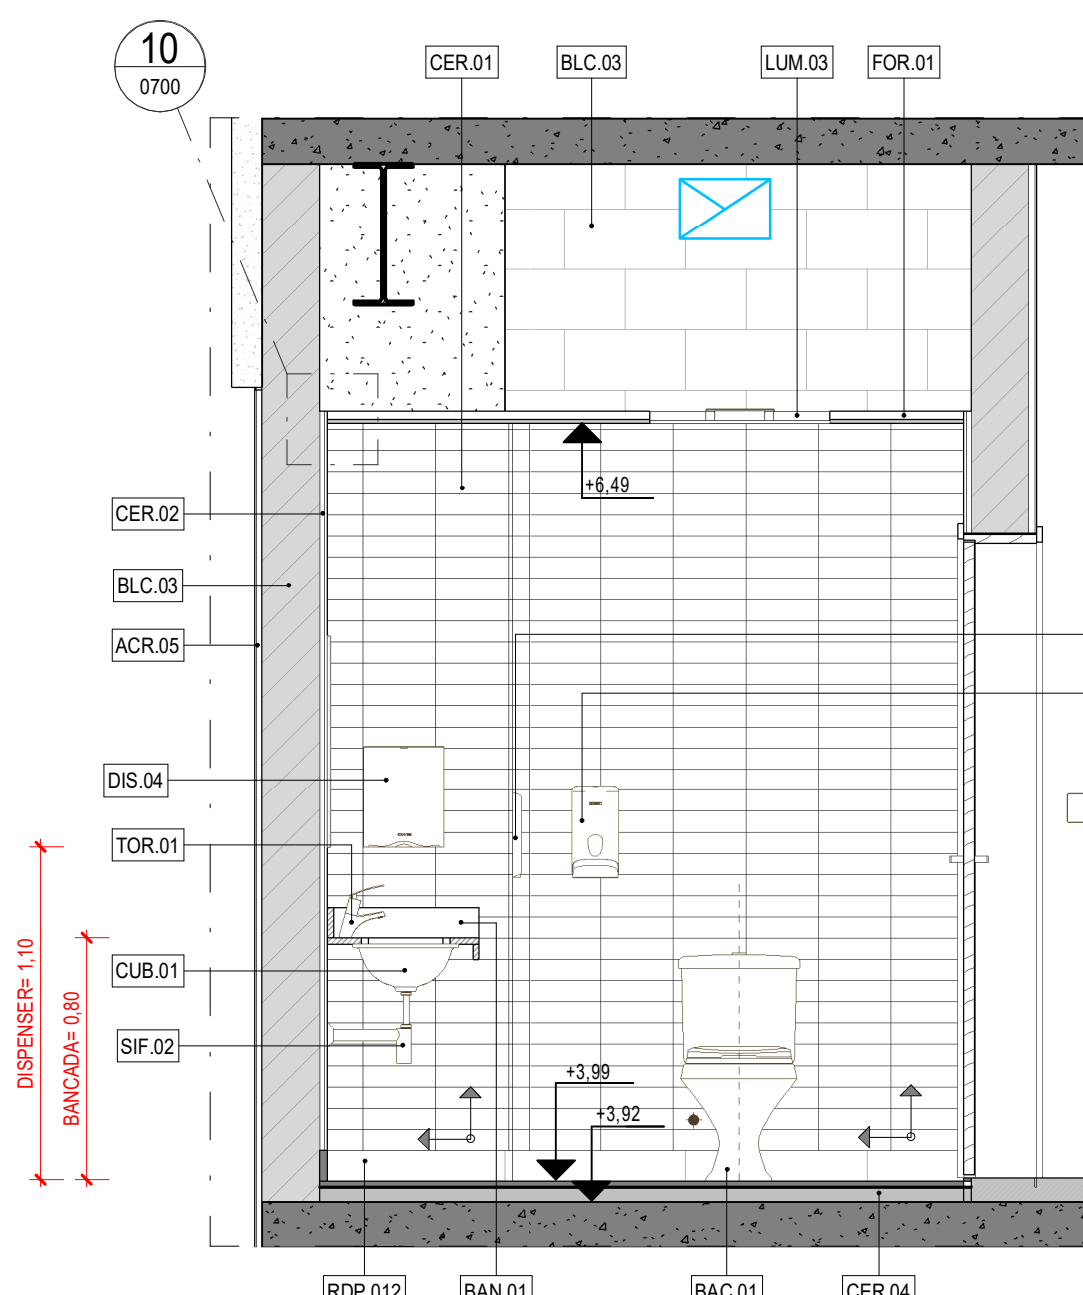


7 VISTA

ESCALA: 1 : 25

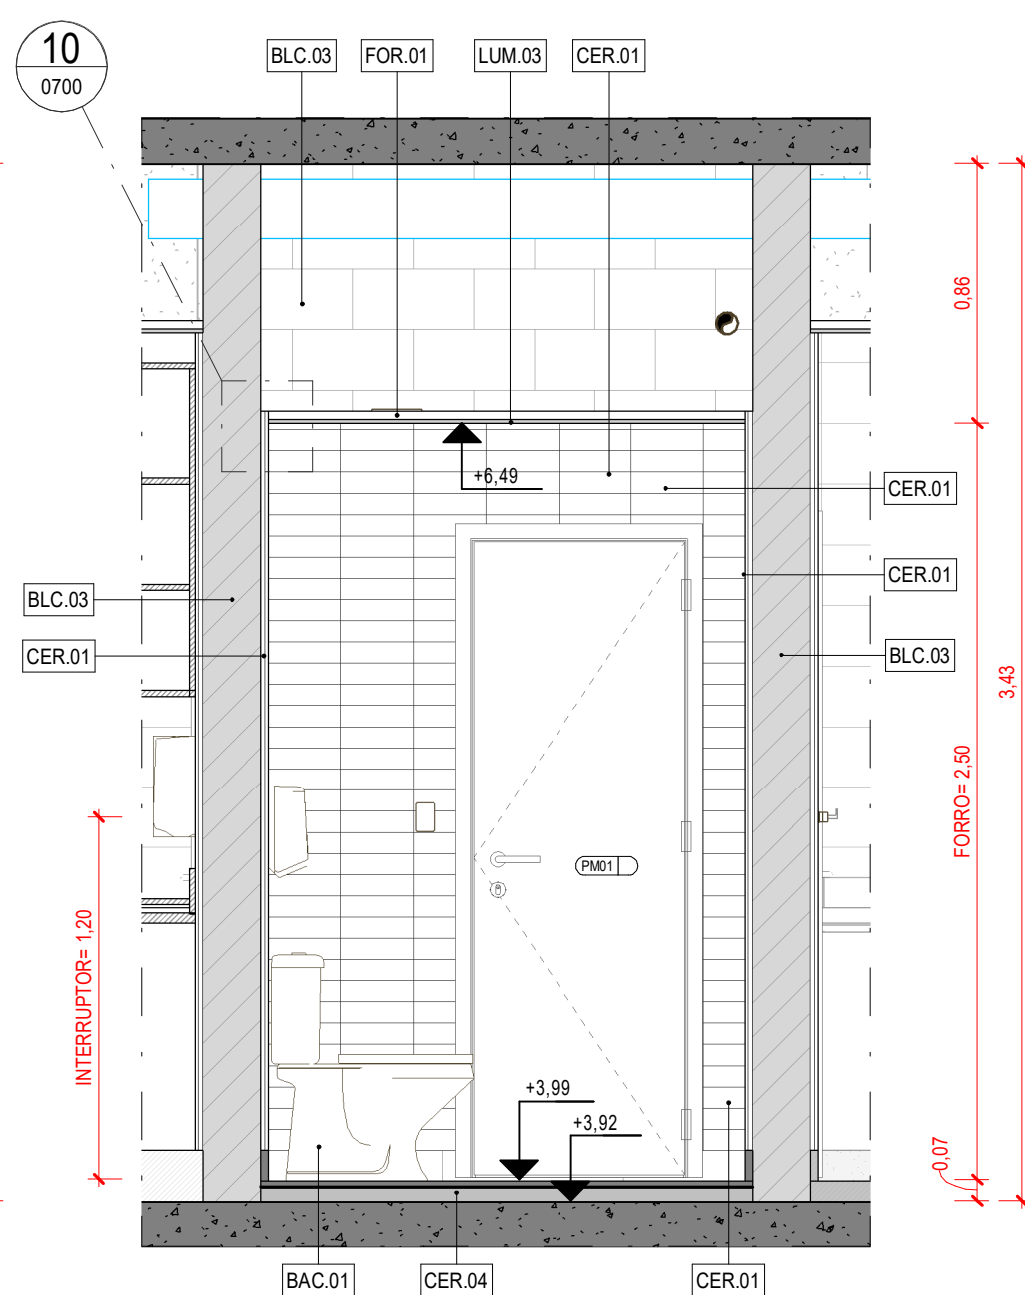

8 VISTA

ESCALA: 1 : 25

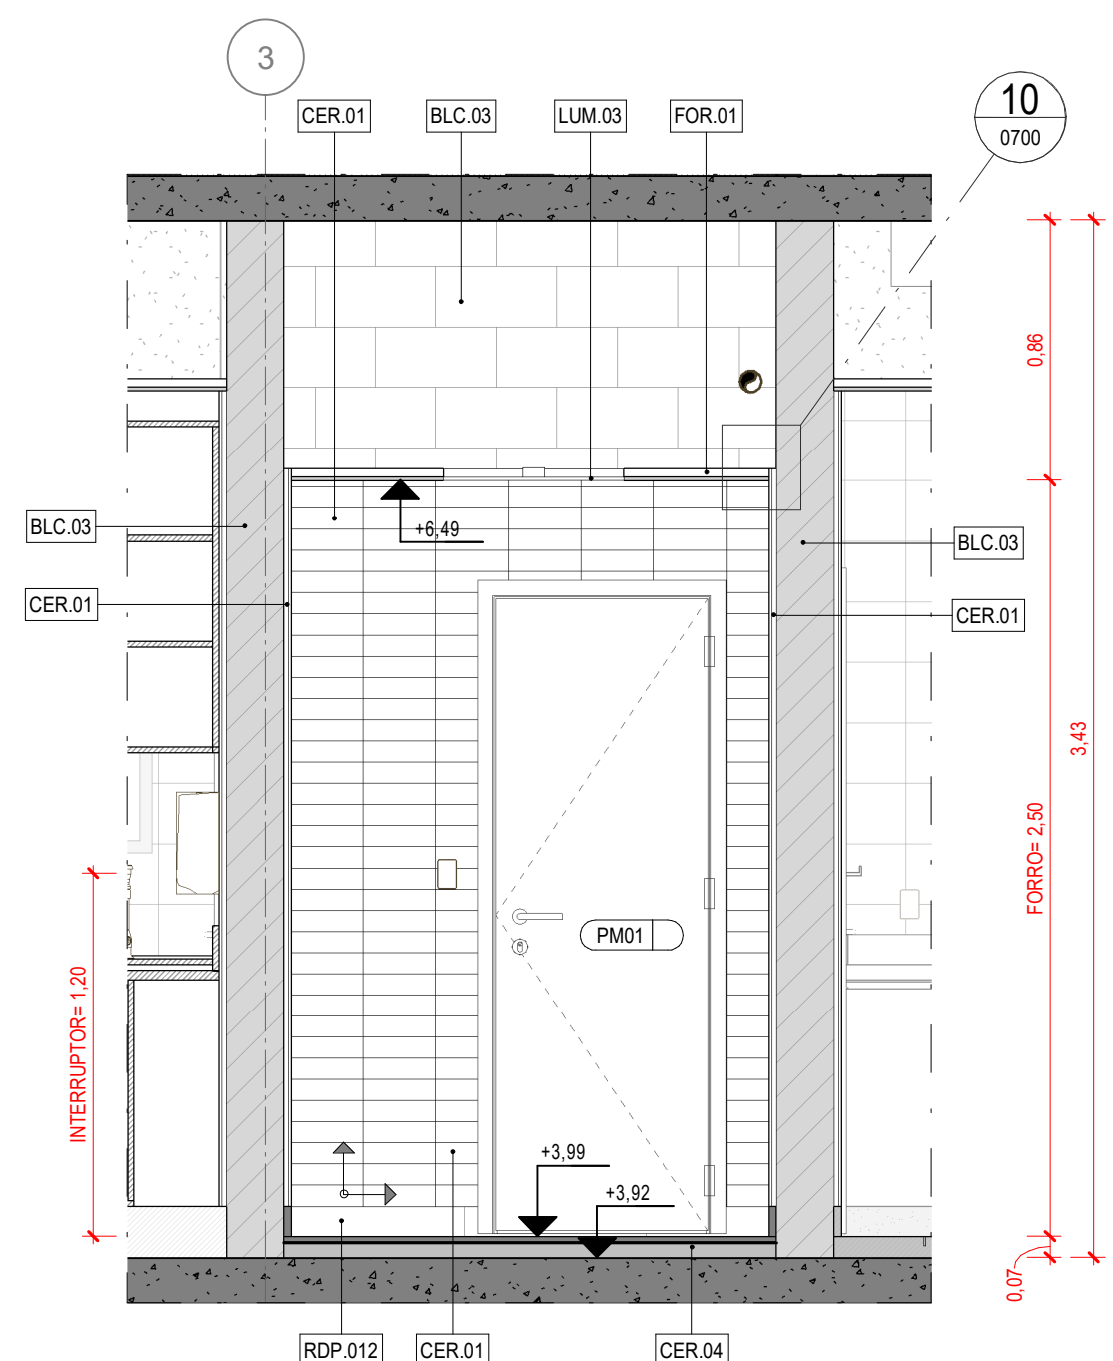

9 VISTA

ESCALA: 1 : 25

LEGENDA GRÁFICA		
TÍTULO E ESCALA DO DESENHO 00 TÍTULO ESCALA	INDICAÇÃO DE EIXO 00 ---	INDICAÇÃO DE CORTE XX YYY (X=NÚMERO DO DESENHO) (Y=NÚMERO DA PRANCHA)
INDICAÇÃO DE CÓDIGO DE PORTAS XXXX (X=CÓDIGO DA PORTA) (Z=NÚMERAÇÃO)	INDICAÇÃO DE NÍVEL EM PLANTA +0.00 (NÍVEL DO PISO)	INDICAÇÃO DE ELEVAÇÃO XX YYY (X=NÚMERO DO DESENHO) (Y=NÚMERO DA PRANCHA)
INDICAÇÃO DE CÓDIGO DE JANELAS XXXX (X=CÓDIGO DA JANELA)	INDICAÇÃO DE NÍVEL EM CORTE +0.00 (NÍVEL)	INDICAÇÃO DE DETALHE XX YYY (X=NÚMERO DO DESENHO) (Y=NÚMERO DA PRANCHA)
INDICAÇÃO DE CÓDIGO XX-YY (X= ABREVIACÃO DO NOME) (Y=NÚMERO)	INDICAÇÃO DE PAGINAÇÃO →	INDICAÇÃO DE AMBIENTES CXP-YYY (X=PAVIMENTO) (Y=CÓDIGO) (NOME DO AMBIENTE) (ÁREA DO AMBIENTE) (PE DIREITO DO AMBIENTE)

LEGENDA CÓDIGOS	
CÓDIGO	DESCRIÇÃO
ACR.01	PINTURA ACRÍLICA NA COR BRANCO
ACR.05	PINTURA ACRÍLICA FOSCA NA COR PRETA
BAC.01	BACIA COM CAIXA ACOPLADA, DUAL FLUSH 3L/6LM COR BRANCO
BAN.01	BANCADA EM GRANITO
BLC.01	BLOCO DE CONCRETO ESPESSURA 9 cm
BLC.03	BLOCO DE CONCRETO ESPESSURA 19 cm
CER.01	CERÂMICA TIPO TIJOLINHO 7x24cm COR BRANCO FOSCO
CER.02	CERÂMICA TIPO TIJOLINHO 7x24cm COR PRETO FOSCO
CER.03	CERÂMICA 20 x 20cm COR BRANCO
CER.04	CERÂMICA 60 x 60cm COR CINZA
CUB.01	CUBA EM LOUCA DE EMBUTIR QUADRADA, 35x35 cm.
DIS.01	DISPENSER PARA SAQUINHOS DE ABSORVENTE
DIS.02	DISPENSER PARA PROTETOR DE ASSENTOS
DIS.03	DISPENSER PARA PAPEL HIGIENICO INTERFOLHADO
DIS.04	DISPENSER PARA PAPEL TOALHA INTERFOLHADO
DIS.05	DISPENSER PARA SABONETE LÍQUIDO
ESP.01	ESPELHO CRISTAL - DIMENCAO 50 x 70 cm
FOR.01	FORRO MONOLITICO EM PLACAS DE GESSO LISO PINTADO NA COR BRANCA
GE.01	GRELHA DE DUPLA DEFLEXAO COM REGISTRO 200 x 100mm (VER PROJETO DE AR CONDICIONADO)
JNT.01	JUNTA METALICA PISO
LUM.03	LUMINARIA REDONDA DE EMBUTIR
RAL.02.B	RALO SIFONADO COM PESCOCO, ACABAMENTO EM GRELHA DE INOX
RDP.012	RODAPE EM CERÂMICA
SIF.02	SIFÃO PARA LAVATÓRIO COM ACABAMENTO CROMADO - MODELO 2
SOL.02	SOLEIRA METALICA COM DESNIVEL
TOR.01	TORNEIRA DE MESA COM FECHAMENTO AUTOMATICO

DOCUMENTOS DE REFERÊNCIA

- ESTUDO PRELIMINAR APROVADO PELO CLIENTE:	
098-PE-HES-DT-0102-R02	. ESGOTO E ÁGUAS PLUVIAIS - DETALHES - 2º PAVIMENTO
098-PE-HID-DT-0103-R01	. ÁGUA FRIA, INCÊNDIO E AR COMPRIMIDO - 2º PAVIMENTO
098-PE-EL-DT-0102-R00	. ILUMINAÇÃO E TOMADAS - 2º PAVIMENTO
098-PE-ET-DT-0102-R01	. VOZ E DADOS, CHAMADA DE EMERGÊNCIA, CFTV, CONTROLE DE ACESSO - 2º PAVIMENTO
098-PE-EFO-DT-0102-R01	. FORÇA, DETECÇÃO, ALARME DE INCÊNDIO, PARA RAIOS E ANTENA DE TV - 2º PAVIMENTO
098-PE-CL-DT-0102-R00	. CLIMATIZAÇÃO - 2º PAVIMENTO
098-PE-ECO-DT-0004-R00	. PISO DO 2º PAVIMENTO - FORMAS
098-PE-ECO-DT-0012-R00	. 2º PAVIMENTO - VIGAS E LAJES - ARMAÇÕES

NOTAS

1. CONFERIR MEDIDAS, ABERTURAS, NÍVEIS E PRUMOS NO LOCAL.
2. COTAS PREVALECEM SOBRE O DESENHO.
3. COTAS EM METROS E EM OSSO.
4. AS BONECAS DAS PORTAS NÃO COTADAS TERÃO 20 CM.
5. O LAYOUT DA LITOTECA E DOS ESCRITÓRIOS É APENAS SUGESTÃO DE APROVEITAMENTO DO ESPAÇO, NÃO FAZENDO PARTE DO ESCOPO DESTA PROPOSTA.

LEGENDA ELÉTRICA

SÍMBOLO	DESCRIÇÃO	SÍMBOLO	DESCRIÇÃO
	QUADRO DE DISTRIBUIÇÃO DE FORÇA		TOMADA DE FORÇA
	QUADRO DE DISTRIBUIÇÃO DE TOMADAS		TOMADA 220V 2P+T-20A, INSTALADA EM CAIXA 4"x2" - h=0,30m DO PISO ACABADO AO EIXO
	QUADRO DE DISTRIBUIÇÃO DE LUZ E TOMADAS		TOMADA 220V 2P+T-20A, INSTALADA EM CAIXA 4"x2" - h=1,20m DO PISO ACABADO AO EIXO
	TOMADA 127V 2P+T-20A, INSTALADA EM CAIXA 4"x2" - h=0,30m DO PISO ACABADO AO EIXO		TOMADA 220V 2P+T-20A, INSTALADA EM CAIXA 4"x2" - h=1,20m DO PISO ACABADO AO EIXO
	TOMADA 127V 2P+T-20A, INSTALADA EM CAIXA 4"x2" - h=1,20m DO PISO ACABADO AO EIXO		TOMADA 220V 2P+T-20A, INSTALADA EM CAIXA 4"x2" - h=2,20m DO PISO ACABADO AO EIXO
	TOMADA 127V 2P+T-20A, INSTALADA EM CAIXA 4"x2" - h=2,20m DO PISO ACABADO AO EIXO		TOMADA 220V 2P+T-20A, INSTALADA EM CAIXA 4"x2" NO PISO ACABADO

LEGENDA CABEAMENTO

SÍMBOLO	DESCRIÇÃO	SÍMBOLO	DESCRIÇÃO
	PONTO PARA REDE INSTALADA EM CAIXA 4"x4" - H= 0,30m DO PISO ACABADO AO EIXO		TOMADA PARA CFTV, COM UM PONTO DE DADOS, SEQUE ATÉ SWITCH PNE DO RACK.
	PONTO PARA REDE INSTALADA EM CAIXA 4"x4" - H= 1,20 m DO PISO ACABADO AO EIXO		RACK DE CABEAMENTO
	PONTO PARA REDE INSTALADA EM CAIXA 4"x4" - H= 2,20 m DO PISO ACABADO AO EIXO		TOMADA DE COMUNICAÇÃO NO PISO

LEGENDA LUMINOTÉCNICA

SÍMBOLO	DESCRIÇÃO	SÍMBOLO	DESCRIÇÃO
	INTERRUPTOR SIMPLES		INTERRUPTOR PARALELO EM CAIXA DE ALUMÍNIO FUNDIDO
	INTERRUPTOR SIMPLES EM CAIXA DE ALUMÍNIO FUNDIDO		INTERRUPTOR PARALELO

LEGENDA AR CONDICIONADO

SÍMBOLO	DESCRIÇÃO	SÍMBOLO	DESCRIÇÃO
	CONDICIONADOR DE AR UNITÁRIO TIPO CASSETE		AVISADOR ÁUDIO VISUAL, COM ACONADOR MANUAL DE ALARME
	AR CONDICIONADO HI-WALL		DETECTOR DE TEMPERATURA ENDEREÇÁVEL, INSTALADO NO TETO (DETECÇÃO NO AMBIENTE)
	GRELHA DE EXAUSTÃO COM REGISTRO		MÓDULO ISOLADOR

LEGENDA AUTOMAÇÃO

SÍMBOLO	DESCRIÇÃO	SÍMBOLO	DESCRIÇÃO
	SONOFLETOR EMBUTIDO DE FORRO		CÂMERA CFTV MINI DOME INSTALADA NO TETO
	CAIXA DE PASSAGEM DE SOBREPOR		CÂMERA COLORIDA IP

LEGENDA GASES INDUSTRIAIS

SÍMBOLO	DESCRIÇÃO
	PONTO DE AR COMPRIMIDO, H=1,20m

R1	26/09/22	EMISSÃO PARA FORMALIZAÇÃO DA ENTREGA CONTRATUAL	LARISSA	FJA
R0	02/06/22	EMISSÃO INICIAL DO PROJETO EXECUTIVO	FILIPPE	FJA
Rev.:	Data	Descrição	Desenho	Verificação

projeto desenvolvido em

BIM

plotar arquivos em PDF ou DWG

projeto

contratante

gestor contrato



FJ

FILIPPE JACOPUCCI ARQUITETURA

Projeto

098-PE LITOTECA URCA

Fase

PROJETO EXECUTIVO

Projetista

FILIPPE JACOPUCCI ARQUITETURA

www.FJ.arq.br

FJ

contato@FJ.arq.br

rua Jardim Botânico, 585 - sala 202 - rio de janeiro

Responsável Técnico

CAU

Filipe Jacopucci dos Reis

A 32.612-7

Disciplina

ARQUITETURA

Assunto

AMPLIAÇÃO SANITÁRIO

Escala

INDICADA

Disciplina

Prancha

Revisão

Prancha

098-PE-ARQ-DT-0691-R1.pdf

ARQ

0691
R1