




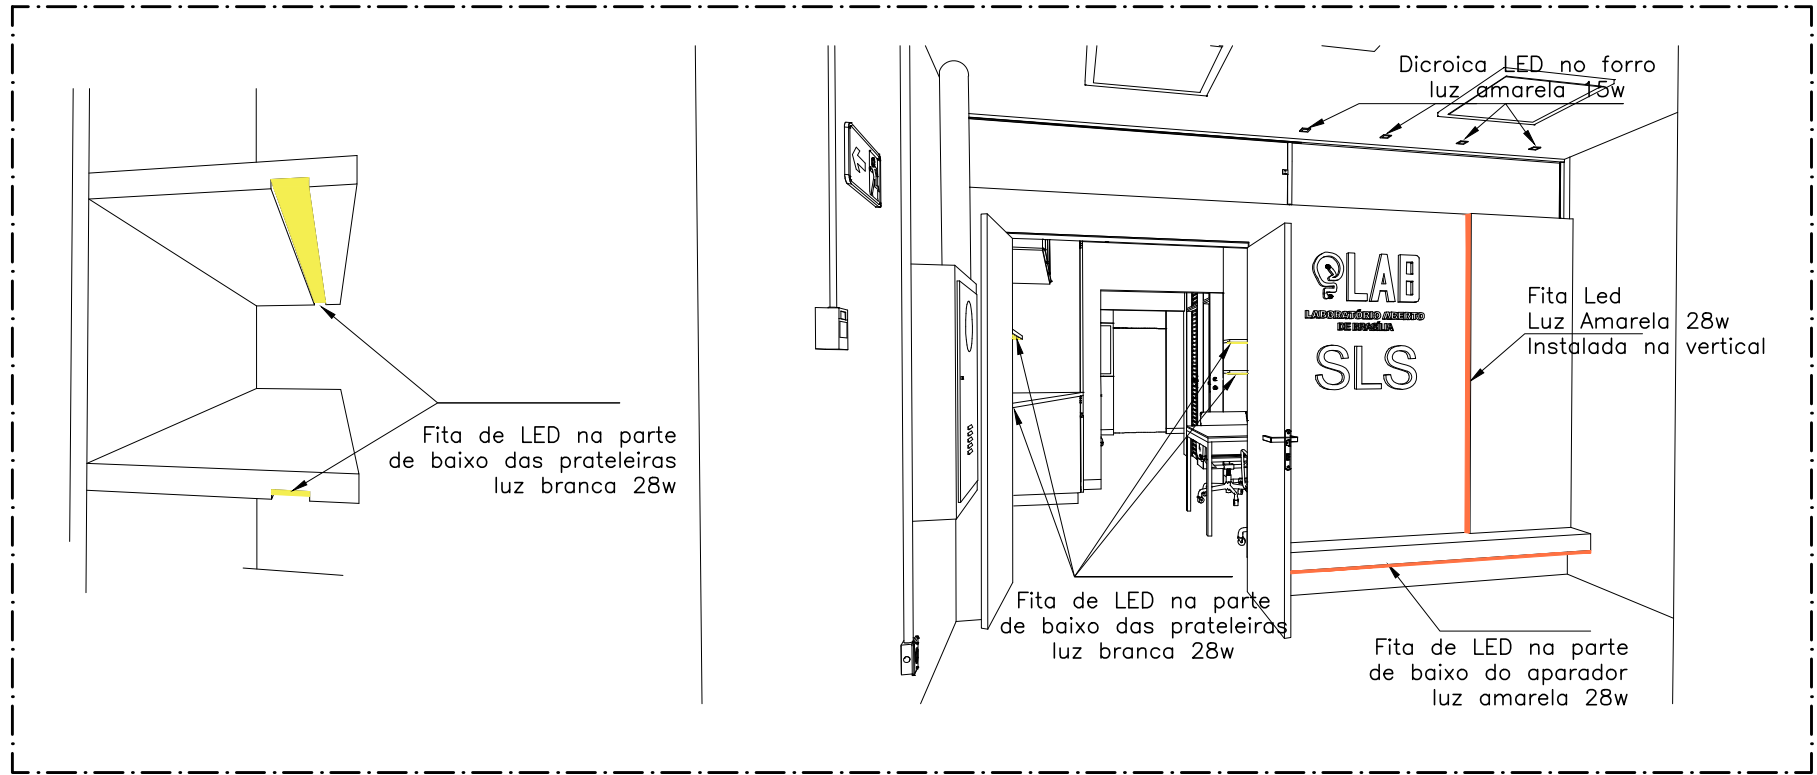


LUMINOTÉCNICA
escala 1:50

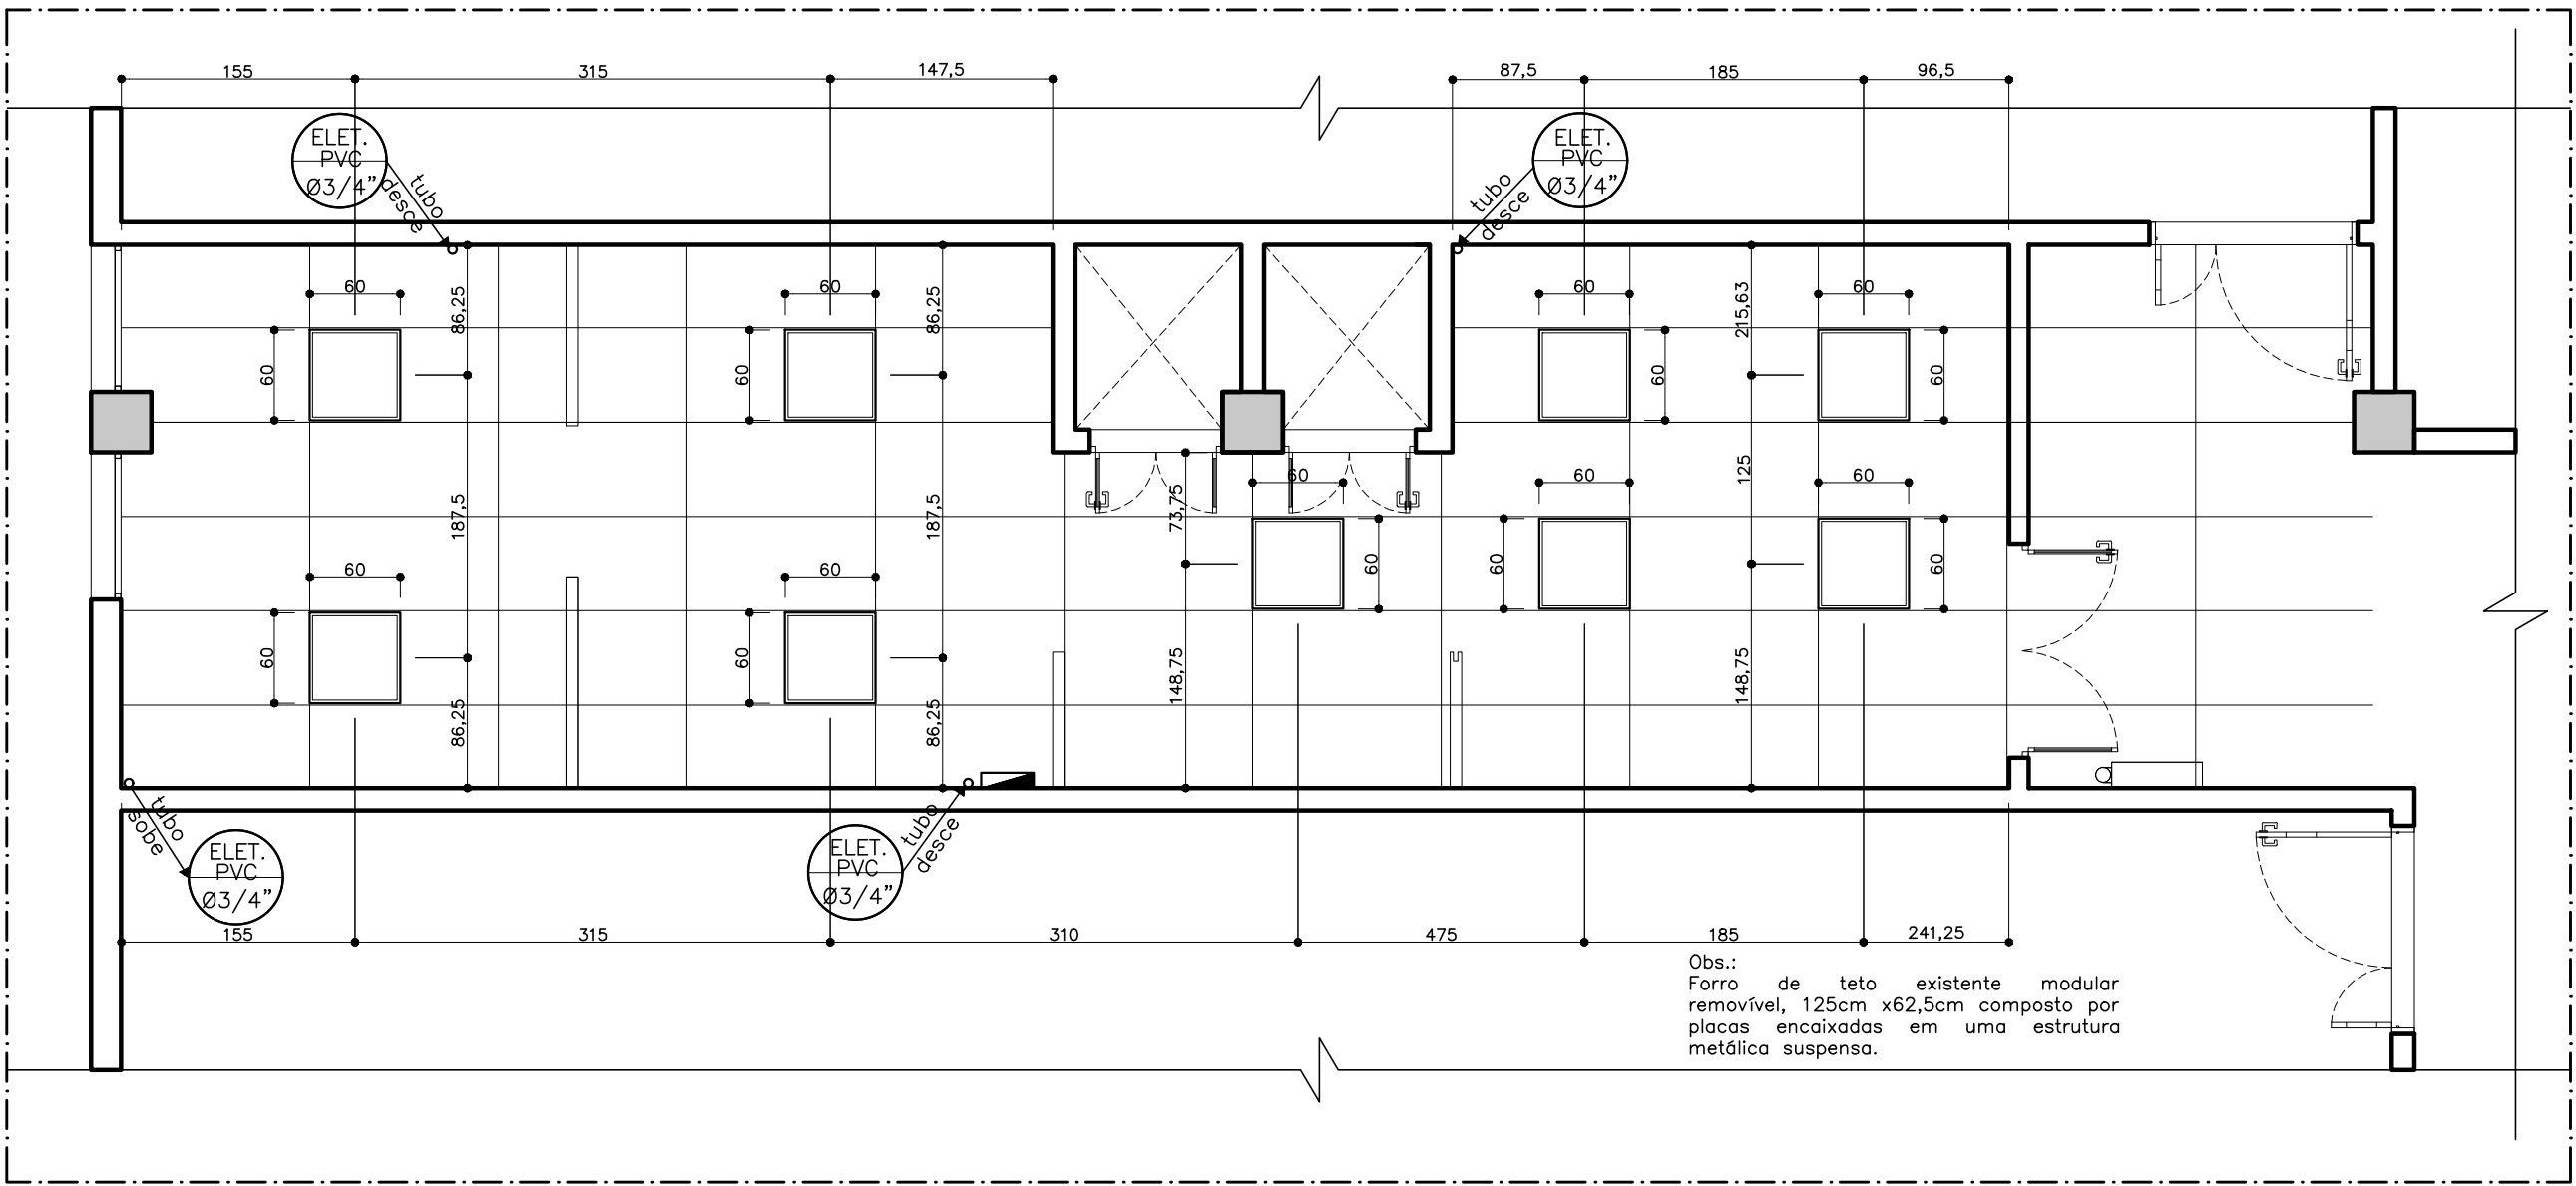

LOCAÇÃO LUMINÁRIA FORRO
escala 1:50

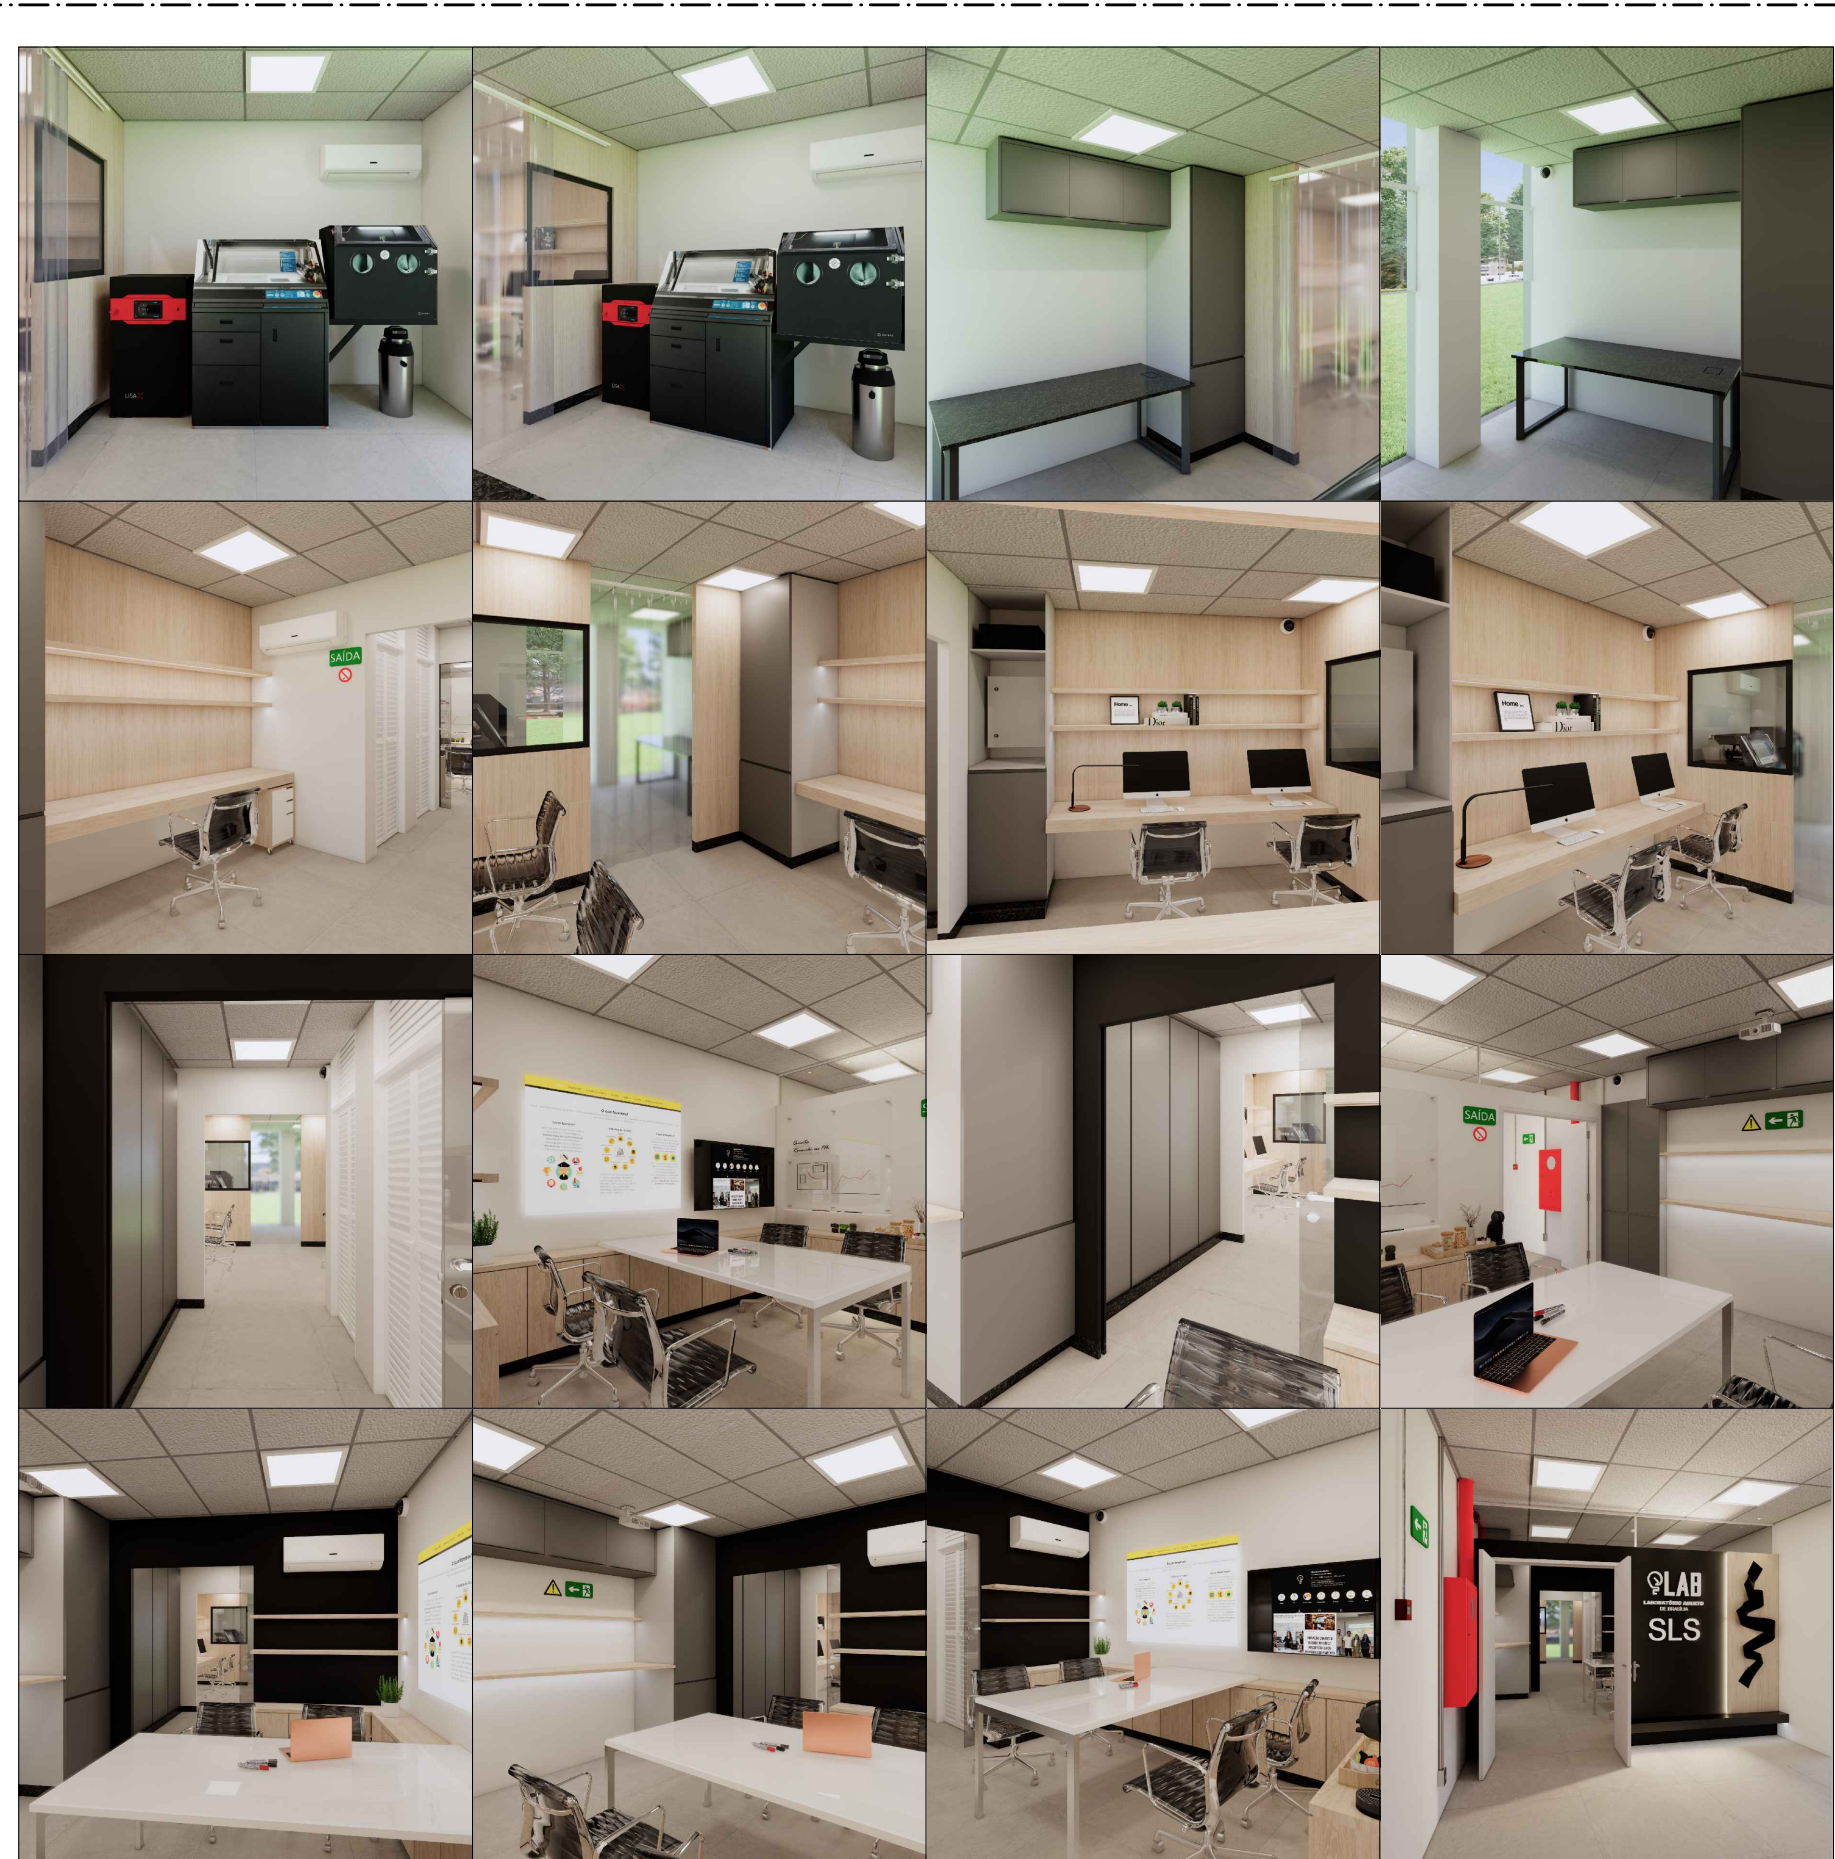


IMAGENS RENDERIZADAS
S/ escala

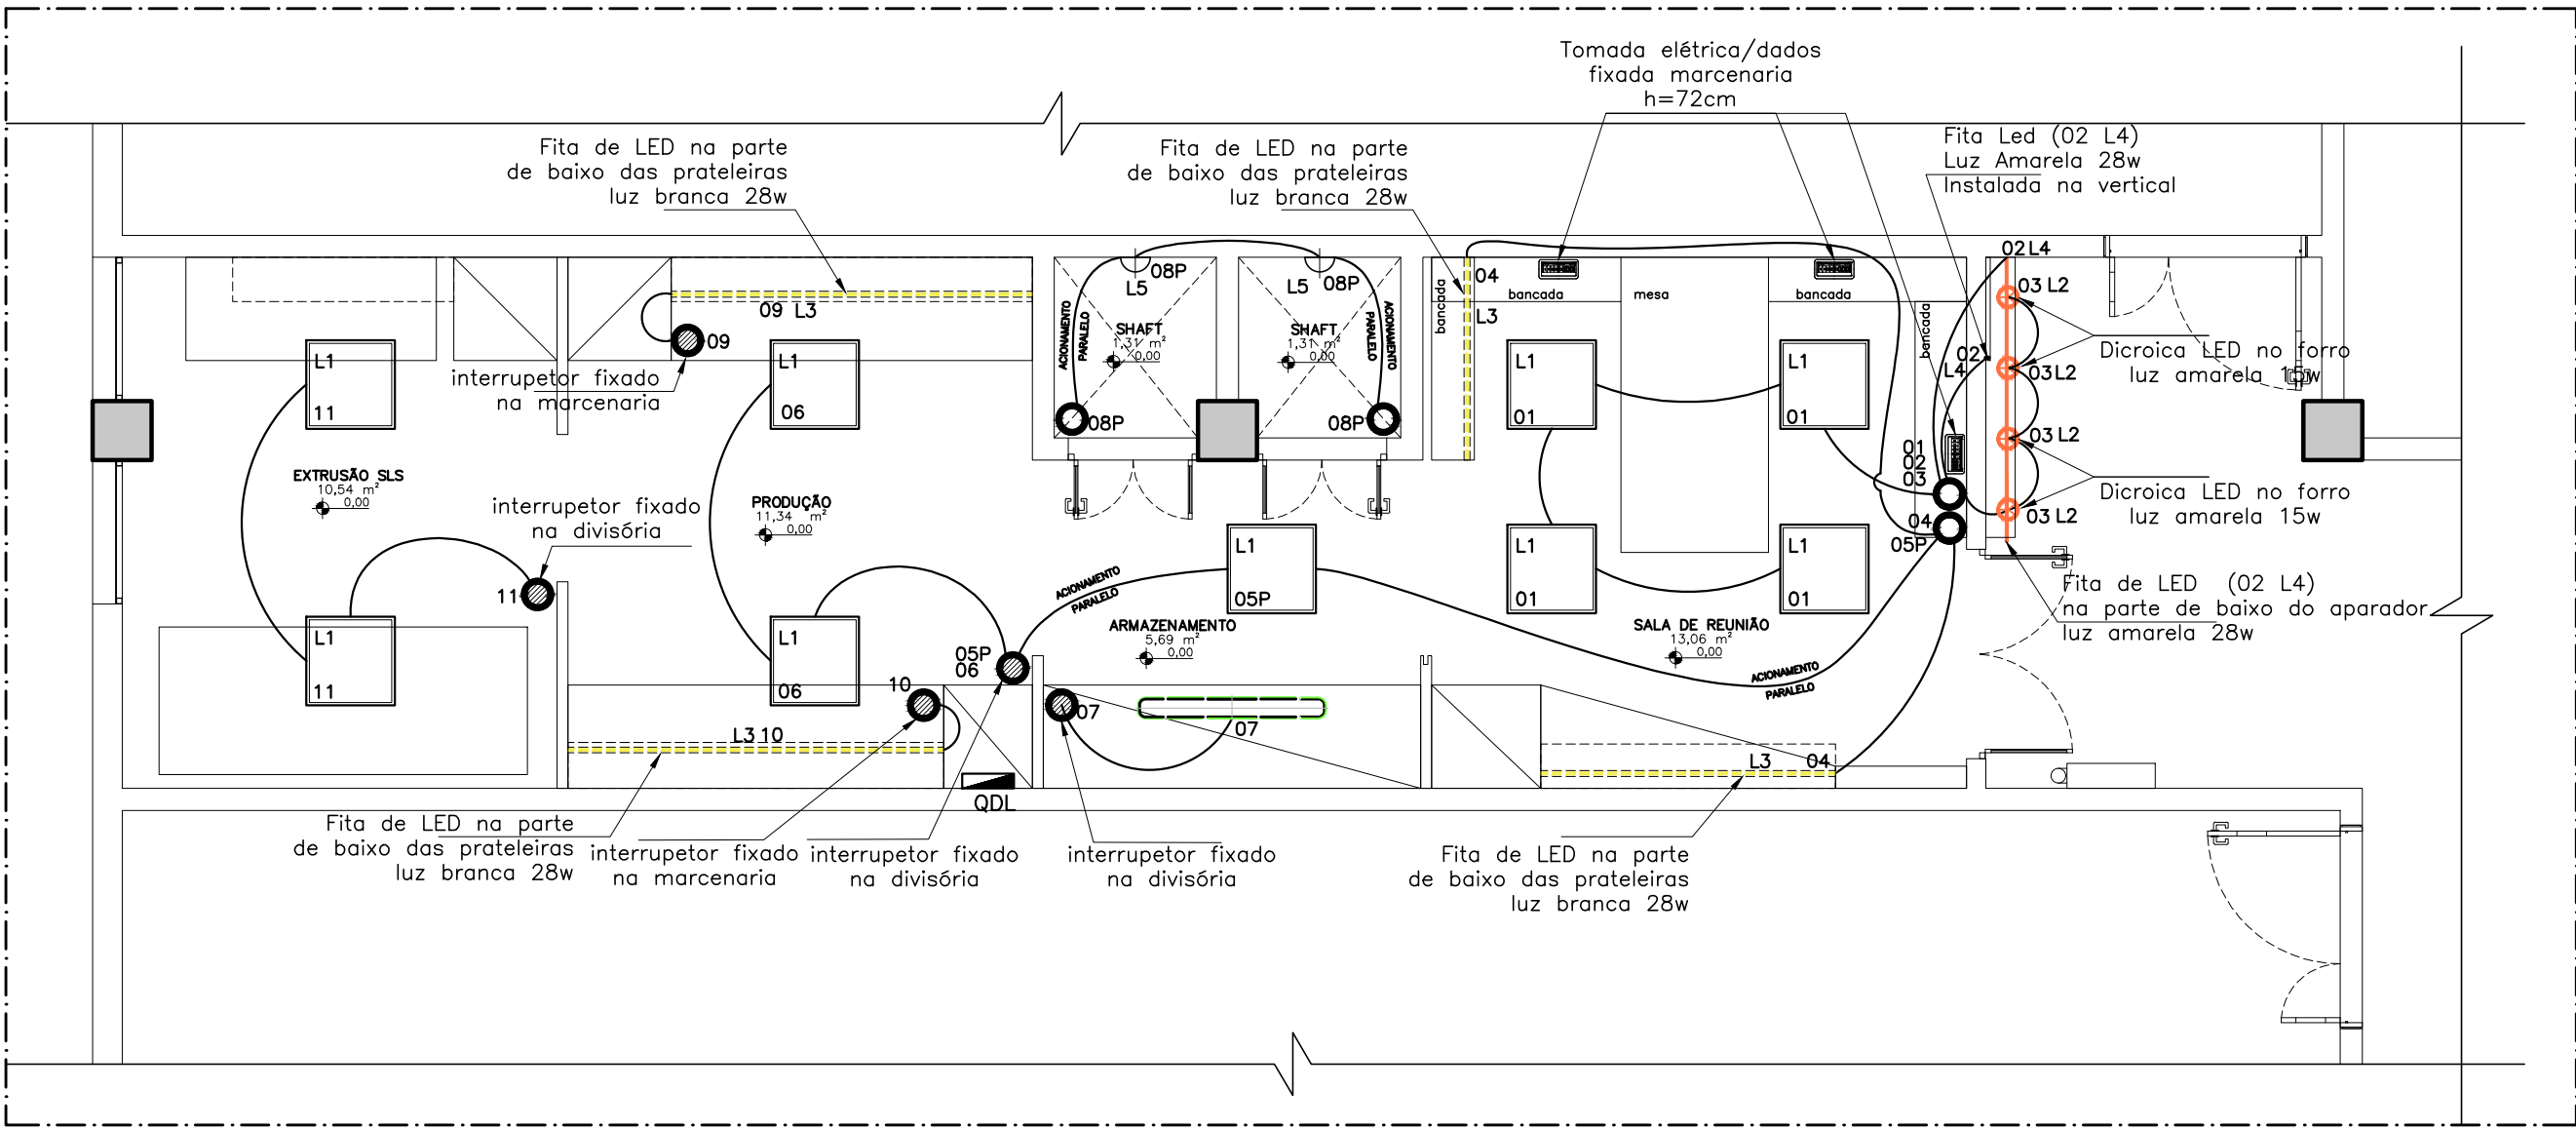

PLANTA LUMINOTÉCNICA
escala 1:50

LEGENDA LUMINOTÉCNICA	
LUMINÁRIAS DE INTERIORES	
	Panel Led Embutir 60x60cm
	Spot Led Redondo Embutir Luz amarela 15w
	Fita Led Luz Branca 28w
	Fita Led Luz Amarela 28w
	Arandela Paredê Led Luz Branca 40w
TOMADAS/INTERRUPTORES	
	Tomada elétrica/dados fixada na marcenaria
	Interruptor com número do acionamento da luminária
	Interruptor fixado na marcenaria/Drywall
	Condutores
	QDL - Quadro de distribuição

LEGENDA
S/ escala

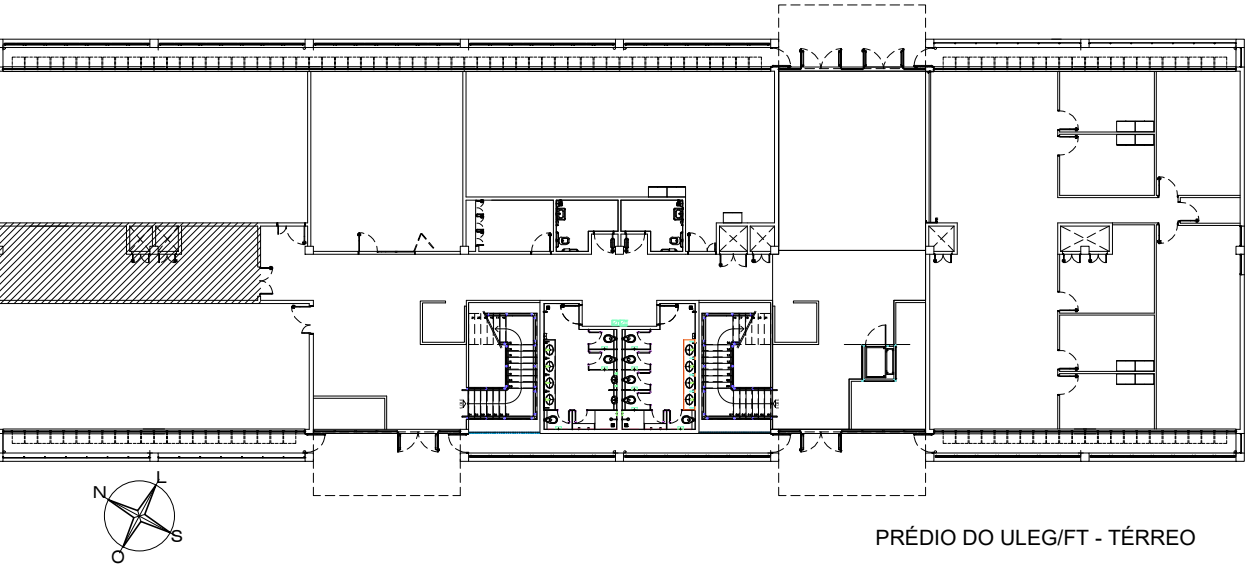

PLANTA CHAVE
S/ escala

- NOTAS:
- 1) COTAS EM CENTÍMETROS, NÍVEIS EM METRO
 - 2) TODAS AS MEDIDAS DEVERÃO SER CONFERIDAS NA OBRA
 - 3) AS COTAS SEMPRE PREVALECEM SOBRE A ESCALA
 - 4) AS COTAS INDICAM SUPERFÍCIES ACABADAS

Nº	DATA	MODIFICAÇÃO	REVISADO POR:

SETOR: ASA NORTE
ENDEREÇO: LAB. ABERTO - ULEG - FT - CAMPUS DARCY RIBEIRO - UnB
PROPRIETÁRIO: LABORATÓRIO ABERTO - ULEG - FT
AUTOR DO PROJETO: FÁBIO FORTES DE CARVALHO CAU A42448-0
RESPONSÁVEL TÉCNICO: O MESMO

LABORATÓRIO ABERTO - ULEG - FT
FÁBIO FORTES DE CARVALHO CAU A42448-0

INSTALAÇÕES ELÉTRICA		TIPO	FÁBIO FORTES DE CARVALHO
CONTEÚDO		BRANCHA	CAU A42448-0
INS. ELÉTRICA LUMINOTÉCNICA		01/01	61 982902861
QUADRO CARGAS, DIAG.UNIFILAR		DATA:	ESCALA:
QUADRO CARGAS, DIAG. UNIFILAR		MAIO 2026	INDICADA
ARQUIVO:		ÁREA:	VISTO:
LABABERTO_ULEG_FT_PL_AR_INFRA_R01_2026		41,33m²	